

川西住宅給湯器取替工事



図番	機械設備図面	
M - 1	表紙・図面リスト	
2	特記仕様書	
3	配置図・付近見取図	
4	仮設計画図	
5	機器リスト	
6	系統図（撤去）	
7	系統図（改修）	
8	1階 平面図（撤去、改修）	
9	2～8階 平面図（撤去、改修）	
10	9階 平面図（撤去、改修）	
11	ドレン配管詳細図(改修)	



Sheet No.
M-1 / 11

Name	川西住宅給湯器取替工事		
Class	表紙・図面リスト		
Scale	-	Checked by	Date
TAKATSUKI		b. s. l. s.	
CITYHALL A. SECTION OF ARCHITECTURE			

[illegible]

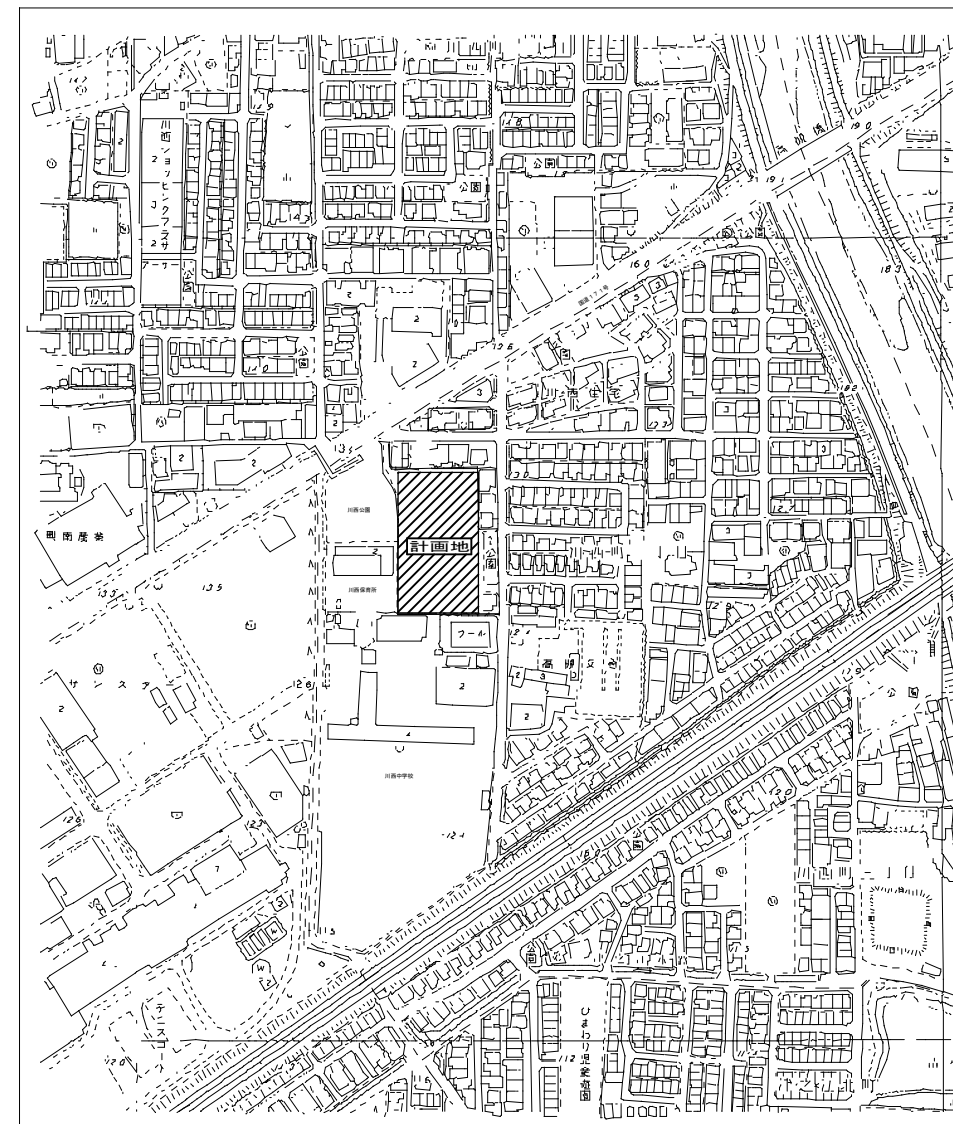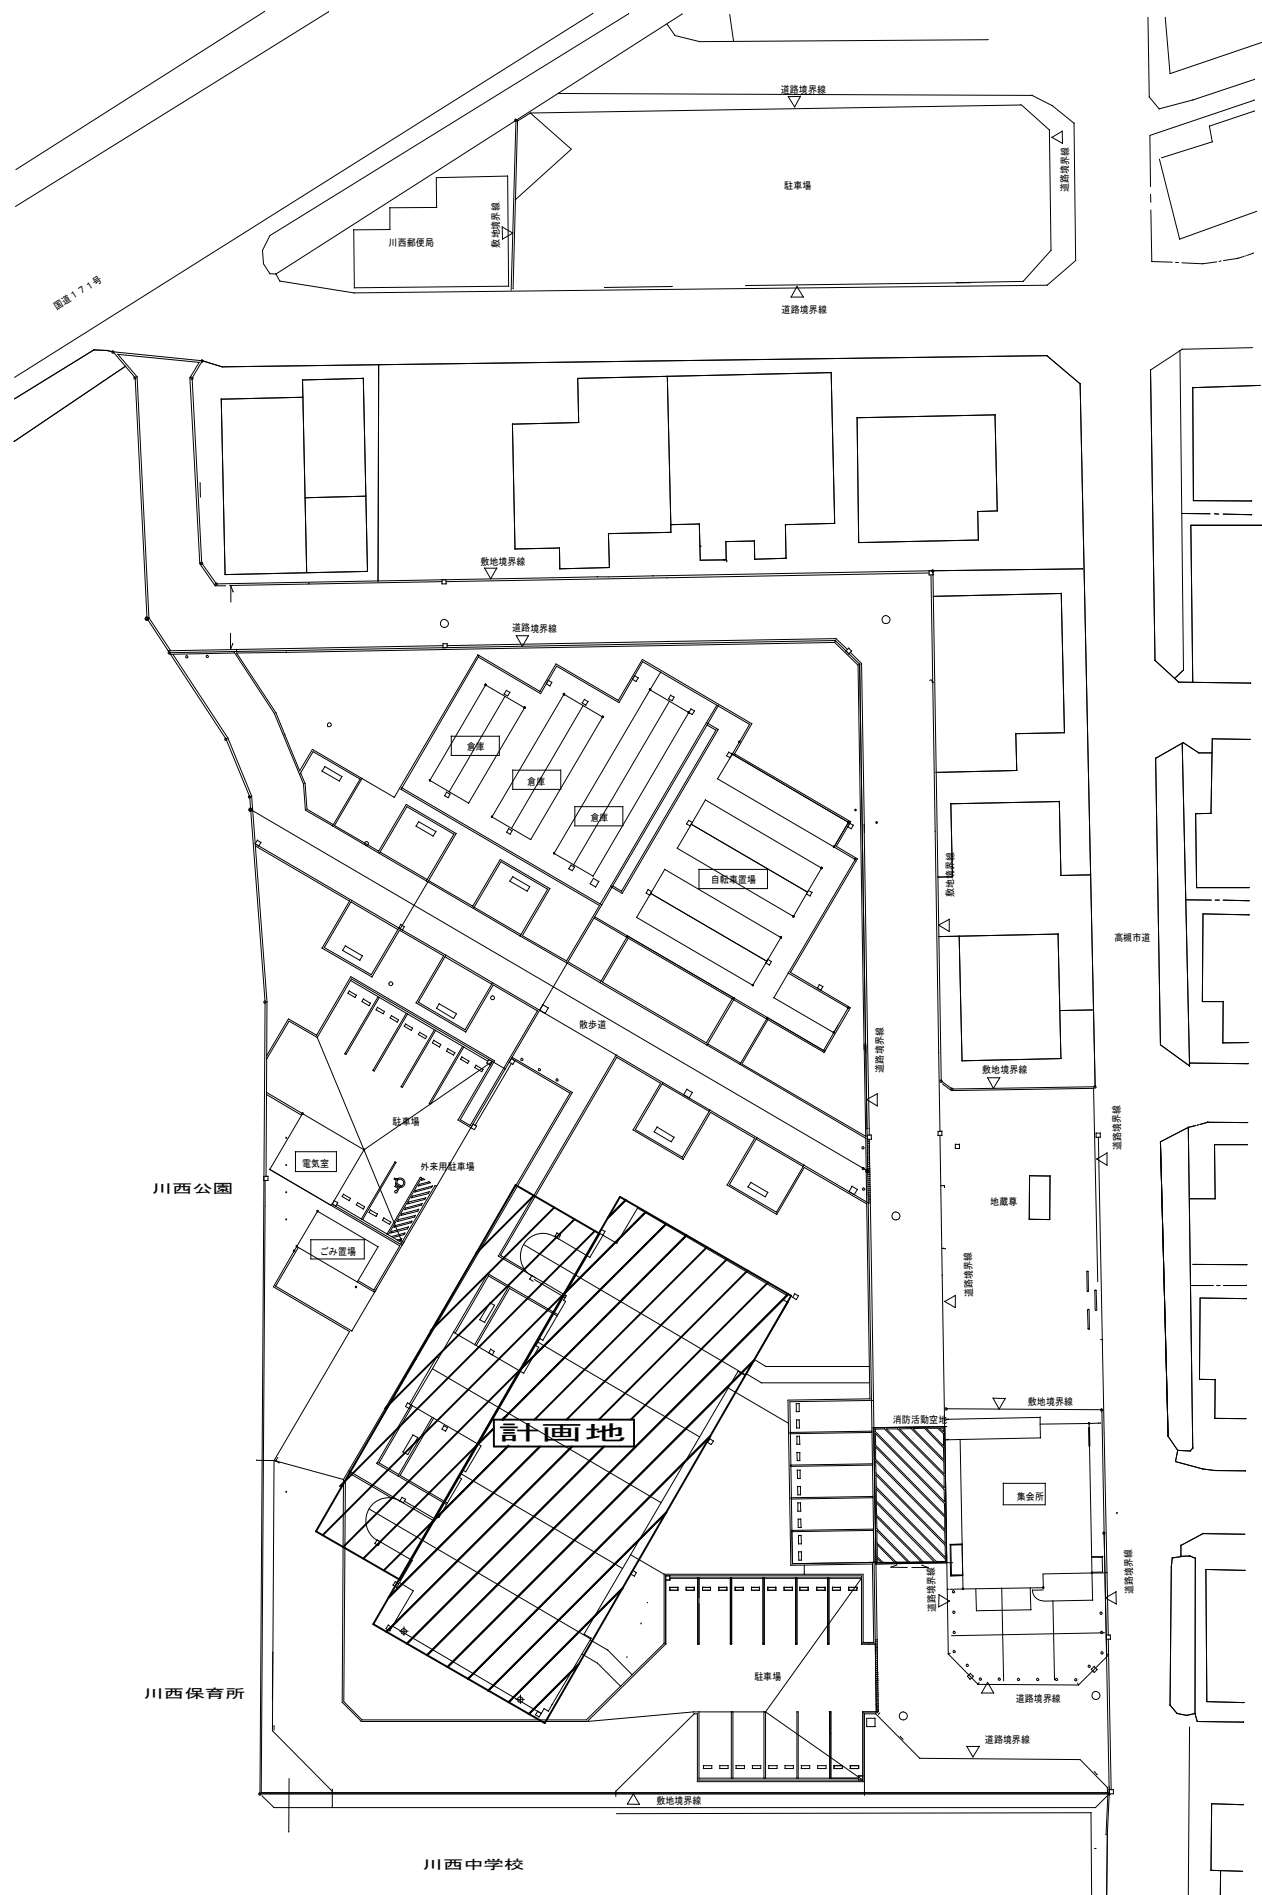




附近見取図

 Sheet No. M-3 11	Name	川西住宅給湯器取替工事		
	Class	配置図・付近見取図		
	Scale	-	Checked by	b. s. l. s.
	Date			

TAKATSUKI CITYHALL A SECTION OF ARCHITECTURE

注記
※1 本工事期間中、本建物は通常利用を行う。よって仮設計画にあたっては当施設関係者及び監督職員と十分打合せを行い、通行人の安全に十分配慮した仮設計画を行うこと。
※2 本工事施工に際し使用した進入路、資材置場等は現況復旧のこと。万一破損を生じた箇所も現況どおり補修・復旧すること。また施設の利用状況に応じて、工事車両、資機材等の移動にも協力すること。
※3 本仮設計画は参考とし、現場状況・施工性・安全性などに配慮の上、マンション自治会及び担当課・監督職員と協議を行い仮設計画・施工を行うものとし、それらの対策については全て本工事に含むものとする。

凡例	
	仮囲い範囲を示す。
	キャスターゲートを示す。
	枠組本足場範囲を示す。



Name	川西住宅給湯器取替工事
Class	仮設計画図
Scale	1/300
Checked by	b. s. l. s.
Date	
Sheet No.	M-4/11
TAKATSUKI CITYHALL A SECTION OF ARCHITECTURE	

給湯設備 機器リスト（撤去）

記号	名称	仕様	電気容量	電源	台数
GH-1	ガスふろ給湯器	16号, PS扉内設置形 (GT-16※※AWX-T; ノーリツ製) 使用燃料; 都市ガス13A 機能; 給湯, 自動お湯はり, 追炊き, 自動たし湯 安全装置; 立消え安全装置, 空たき防止装置, 過熱防止装置, 加圧防止安全装置 過電流防止装置, ファン回転検出装置, 漏電安全装置 リモコン; 台所リモコン, 風呂リモコン 取付枠	180W	1 φ 100V	43
GH-2	ガスふろ給湯器	16号, PS扉内後方排気延長形 (GT-16※※AWX-TB; ノーリツ製) 使用燃料; 都市ガス13A 機能; 給湯, 自動お湯はり, 追炊き, 自動たし湯 安全装置; 立消え安全装置, 空たき防止装置, 過熱防止装置, 加圧防止安全装置 過電流防止装置, ファン回転検出装置, 漏電安全装置 リモコン; 台所リモコン, 風呂リモコン 取付枠	180W	1 φ 100V	9
GH-3	ガスふろ給湯器	16号, 屋内壁掛強制給排気形 (GT-16※※AWX-FFA; ノーリツ製) 使用燃料; 都市ガス13A 機能; 給湯, 自動お湯はり, 追炊き, 自動たし湯 安全装置; 立消え安全装置, 空たき防止装置, 過熱防止装置, 加圧防止安全装置 過電流防止装置, ファン回転検出装置, 漏電安全装置 リモコン; 台所リモコン, 風呂リモコン	210W	1 φ 100V	2

給湯設備 機器リスト（改修）

記号	名称	仕様・付属品	電気容量	電源	参考型番	台数
GH-1	ガスふろ給湯器 (潜熱回収型または高効率型)	16号, PS扉内設置形 使用燃料; 都市ガス13A 機能; 給湯, 自動お湯はり, 追炊き, 自動たし湯 安全装置; 立消え安全装置, 空たき防止装置, 過熱防止装置, 加圧防止安全装置 過電流防止装置, ファン回転検出装置, 漏電安全装置 リモコン; 台所リモコン, 風呂リモコン 取付枠	105W	1 φ 100V	GT-C1672AW-T-1BL	43
GH-2	ガスふろ給湯器 (潜熱回収型または高効率型)	16号, PS扉内後方排気延長形 使用燃料; 都市ガス13A 機能; 給湯, 自動お湯はり, 追炊き, 自動たし湯 安全装置; 立消え安全装置, 空たき防止装置, 過熱防止装置, 加圧防止安全装置 過電流防止装置, ファン回転検出装置, 漏電安全装置 リモコン; 台所リモコン, 風呂リモコン 取付枠	110W	1 φ 100V	GT-C1672AW-TBBL	9
GH-3	ガスふろ給湯器 (潜熱回収型または高効率型)	16号, 屋内壁掛強制給排気形 使用燃料; 都市ガス13A 機能; 給湯, 自動お湯はり, 追炊き, 自動たし湯 安全装置; 立消え安全装置, 空たき防止装置, 過熱防止装置, 加圧防止安全装置 過電流防止装置, ファン回転検出装置, 漏電安全装置 リモコン; 台所リモコン, 風呂リモコン 給排気トップ	105W	1 φ 100V	GT-C1672AW-SFFBL	2



Sheet No.
M-5
11

Name 川西住宅給湯器取替工事

Class 機器リスト

Date

Checked by


b. s. l. s.

Scale

-

TAKATSUKI

CITYHALL A SECTION OF ARCHITECTURE

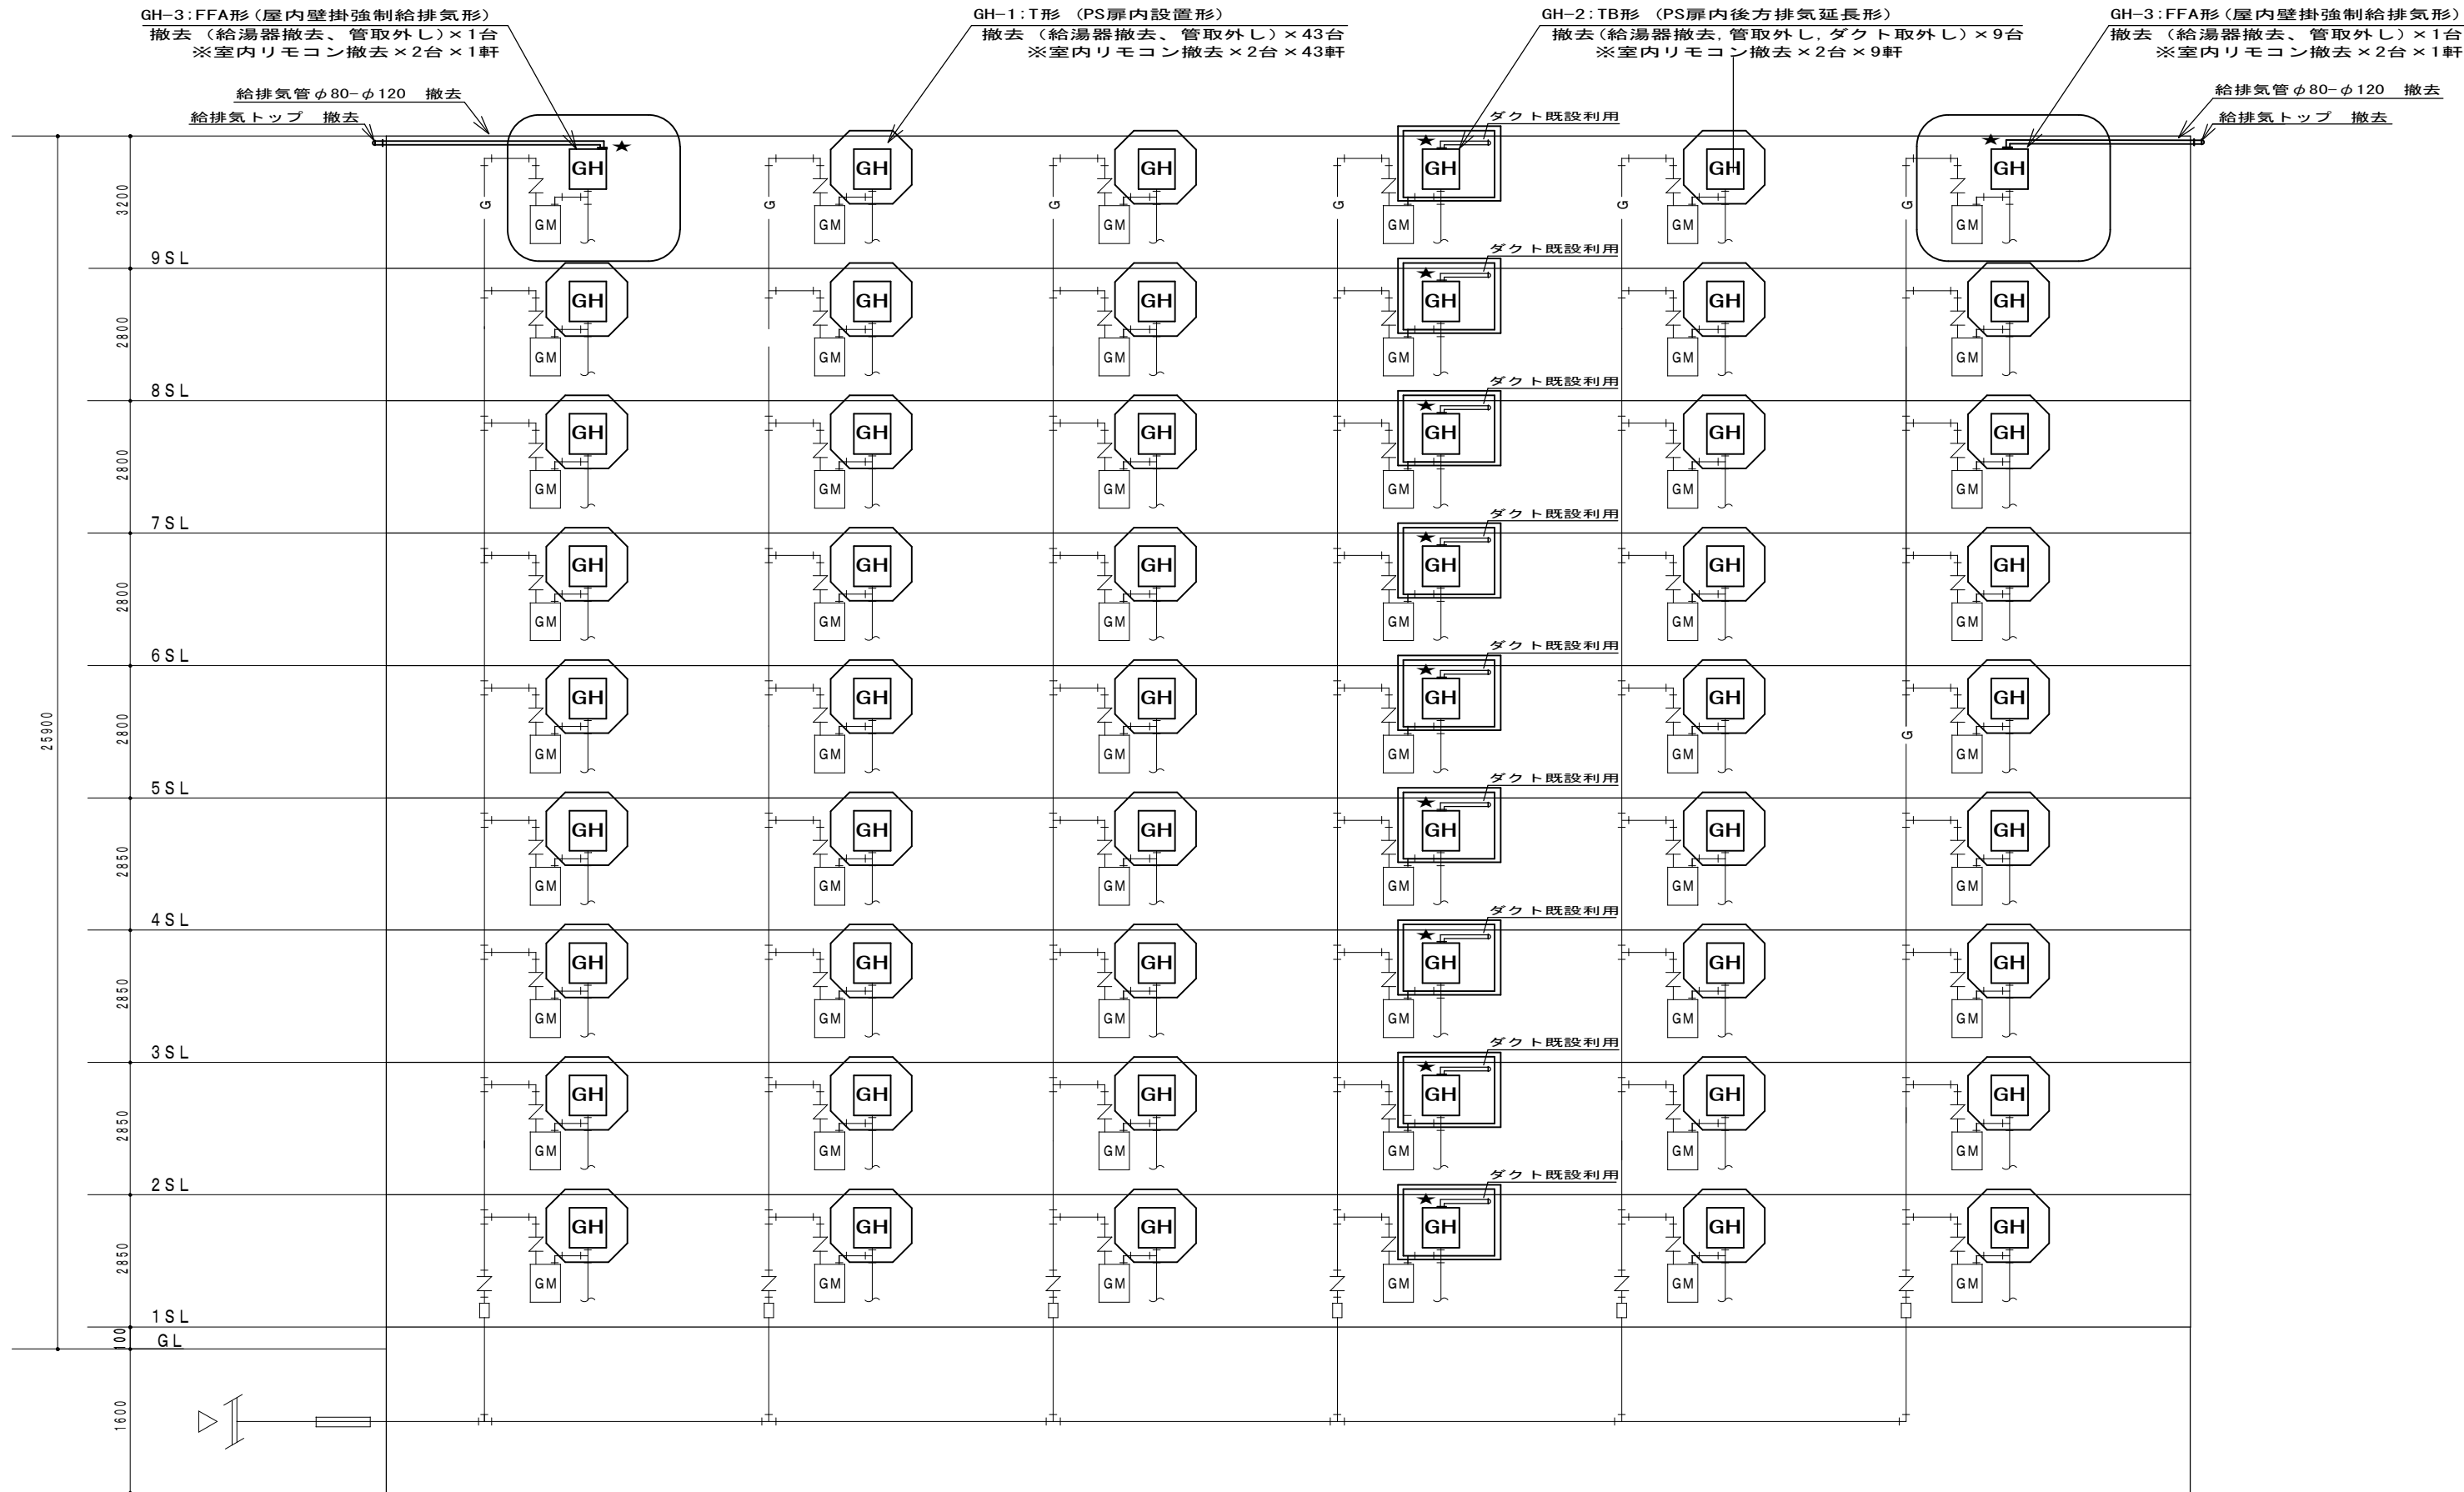

系統図 (撤去)

給湯器 管接続表	
名 称	接続口
ふろ (戻り)	R 1 / 2
ふろ (往き)	R 1 / 2
給湯	R 1 / 2
給水	R 1 / 2
オーバーフロー	R 1 / 2
ガス	R 1 / 2
電線管	C 3 1

	: GH-1 T形 × 43 台
	: GH-2 TB形 × 9 台
	: GH-3 FFA形 × 2 台
	: 切断箇所

Sheet No.
M-6 / 11


Name 川西住宅給湯器取替工事
Class 系統図 (撤去)
Scale -
Checked by b. s. l. s.
Date
TAKATSUKI CITYHALL A SECTION OF ARCHITECTURE

GH-3: FFA形 (屋内壁掛強制給排気形)
改修 (新規設置、管再接続、ダクト再接続、
ダクト新設) × 1 台
※室内リモコン改修 × 2 台 × 1 軒


GH-1: T形 (PS扉内設置形)
改修 (新規設置、管再接続) × 43 台
※室内リモコン改修 × 2 台 × 43 軒

GH-2: TB形 (PS扉内後方排気延長形)
改修 (新規設置、管再接続、ダクト再接続) × 9 台
※室内リモコン改修 × 2 台 × 9 軒

GH-3: FFA形 (屋内壁掛強制給排気形)
改修 (新規設置、管再接続、ダクト再接続、
ダクト新設) × 1 台
※室内リモコン改修 × 2 台 × 1 軒

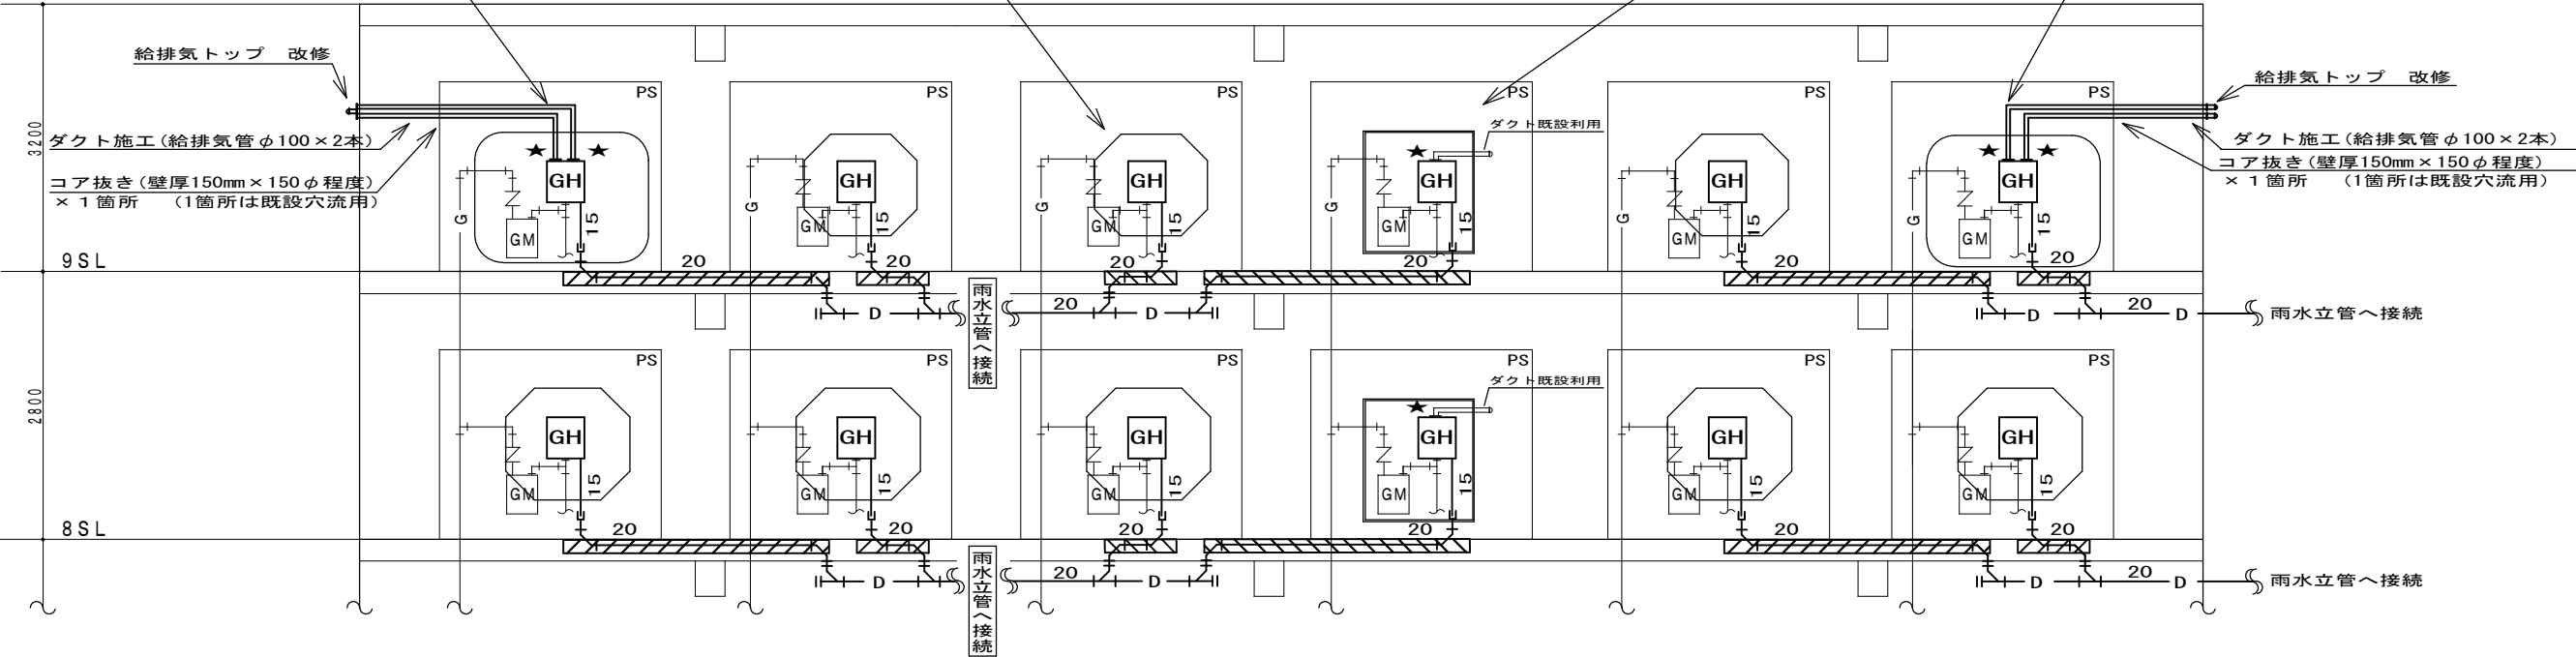

2階～8階
は同様とみなす

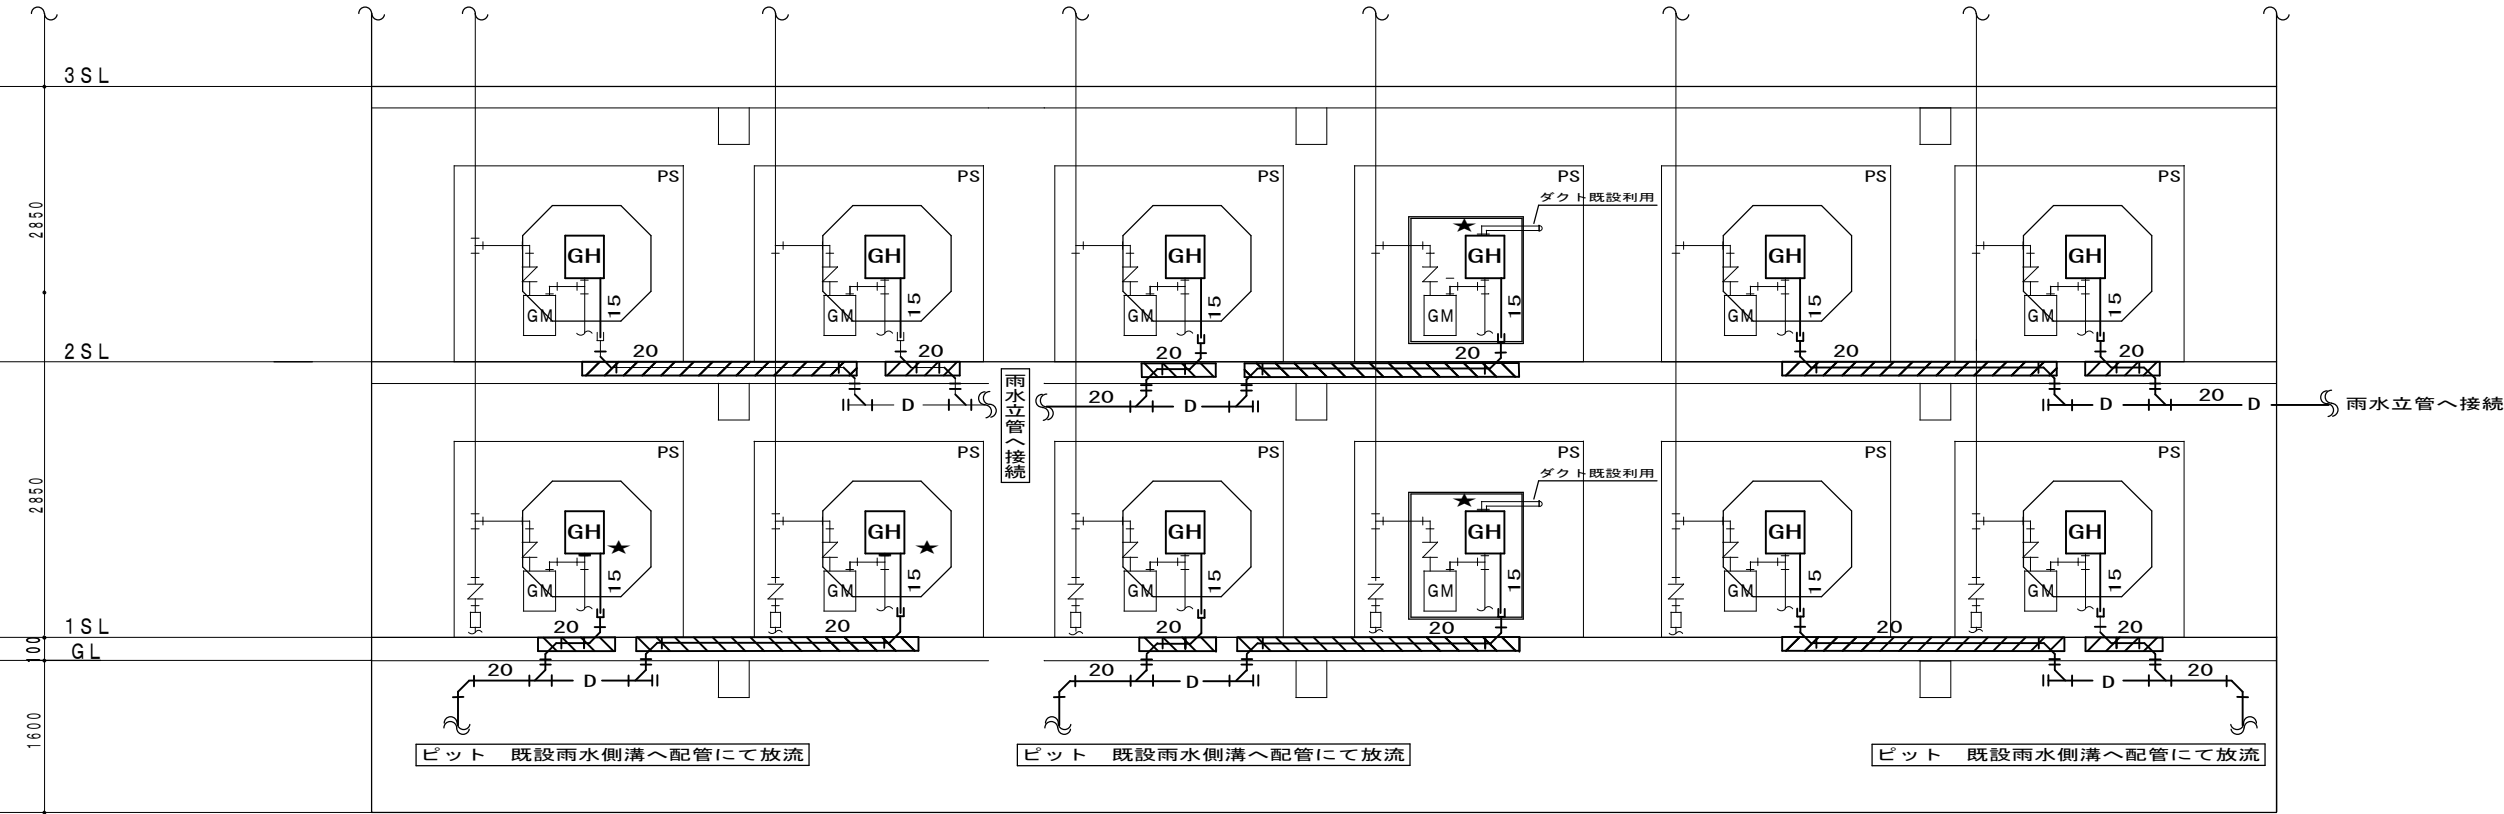


系統図 (改修)

給湯器 管接続表	
名 称	接続口
ガス	R 1 / 2
電線管	C 3 1
ドレン排出	R 1 / 2

給湯器 管接続表	
名 称	接続口
ふろ (戻り)	R 1 / 2
ふろ (往き)	R 1 / 2
給湯	R 1 / 2
給水	R 1 / 2

○ : GH-1 T形 × 43 台
□ : GH-2 TB形 × 9 台
◇ : GH-3 FFA形 × 2 台
// : 溝はつり
★ : 切断・再接続箇所
-D- : ドレン配管



Sheet No. M-7 / 11

Name 川西住宅給湯器取替工事

Class 系統図 (改修)


Scale -

Date


Checked by b. s. l. s.

TAKATSUKI CITYHALL A SECTION OF ARCHITECTURE

凡 例		
名 称	記 号	備 考
	(細線)	既設流用部を示す。
	(太線)	新規施工部を示す。
ドレン配管	— D —	1階床下及びビット内配管を示す。
		溝はつり部を示す。
		撤去・改修するリモコンを示す。
	★	切断・接続部分を示す。

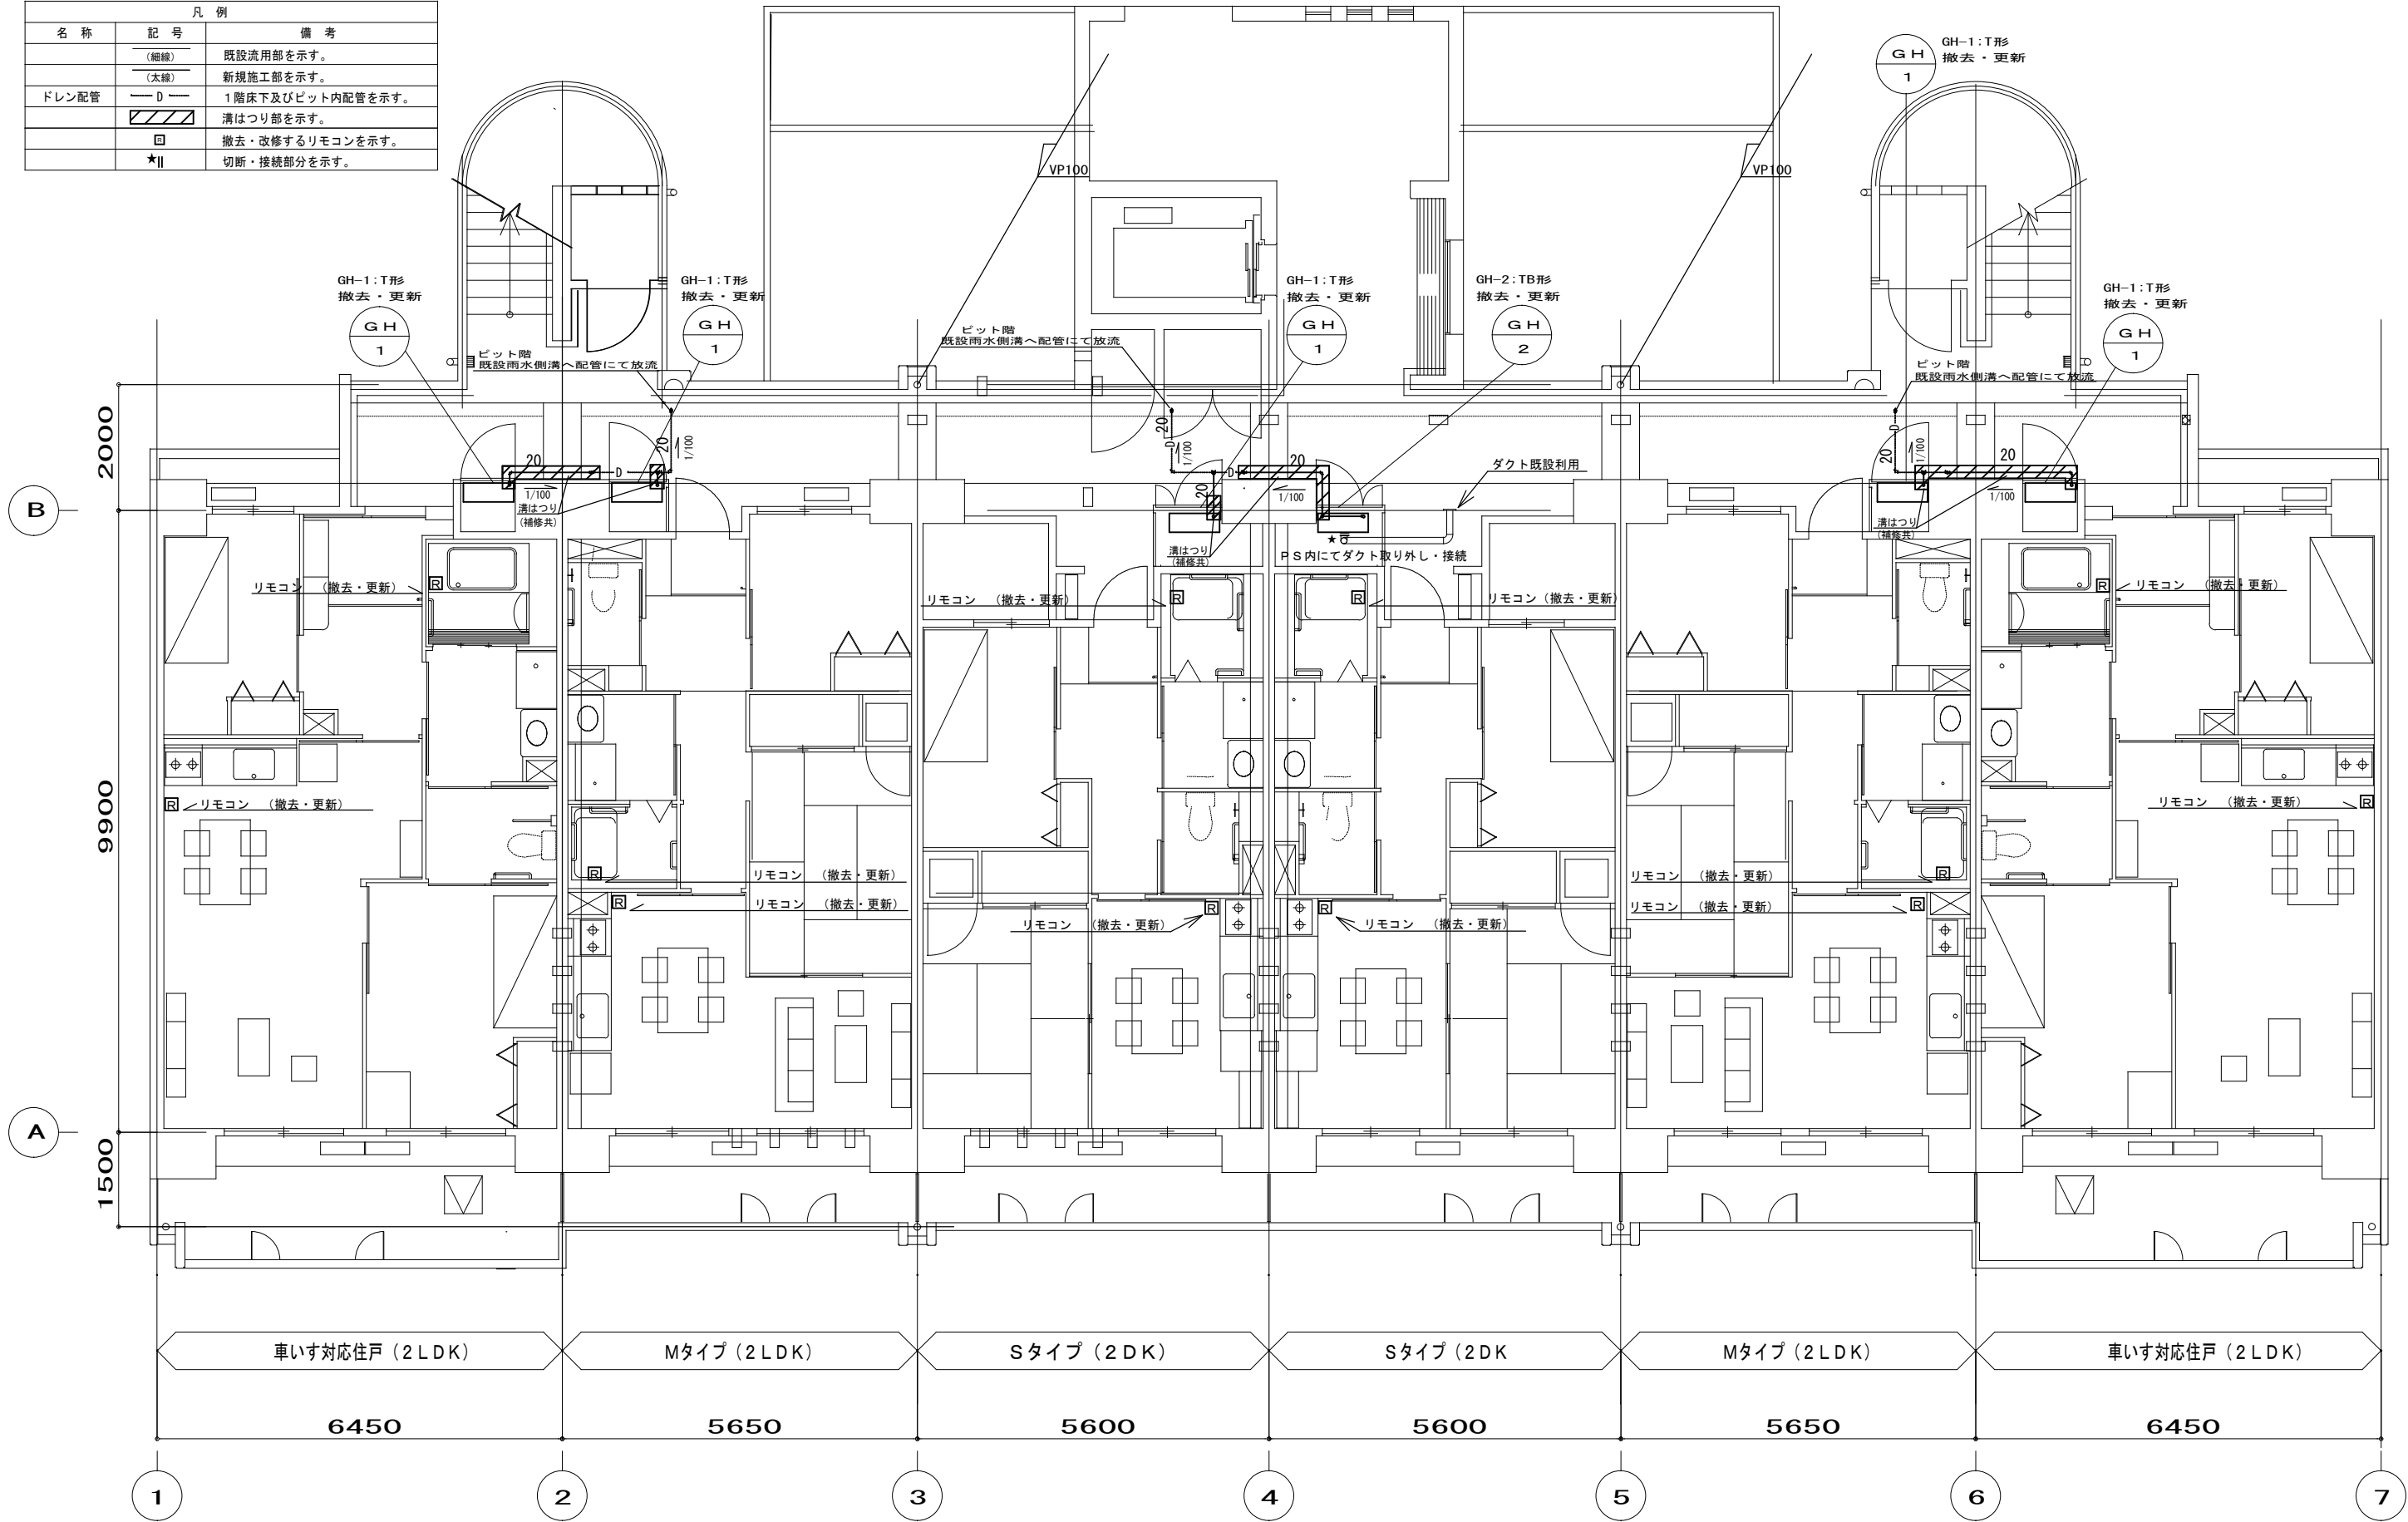


1階 平面図 (撤去・改修)



Sheet No. M-8 11

Name	川西住宅給湯器取替工事		
Class	1階平面図 (撤去・改修)	Date	
Scale	1/100	Checked by	b. s. l. s.
TAKATSUKI CITYHALL A SECTION OF ARCHITECTURE			


凡 例		
名 称	記 号	備 考
(細線)		既設流用部を示す。
(太線)		新規施工部を示す。
ドレン配管	— D —	各階床下及び下階天井配管を示す。
		溝はつり部を示す。
		撤去・改修するリモコンを示す。
	★	切断・接続部分を示す。

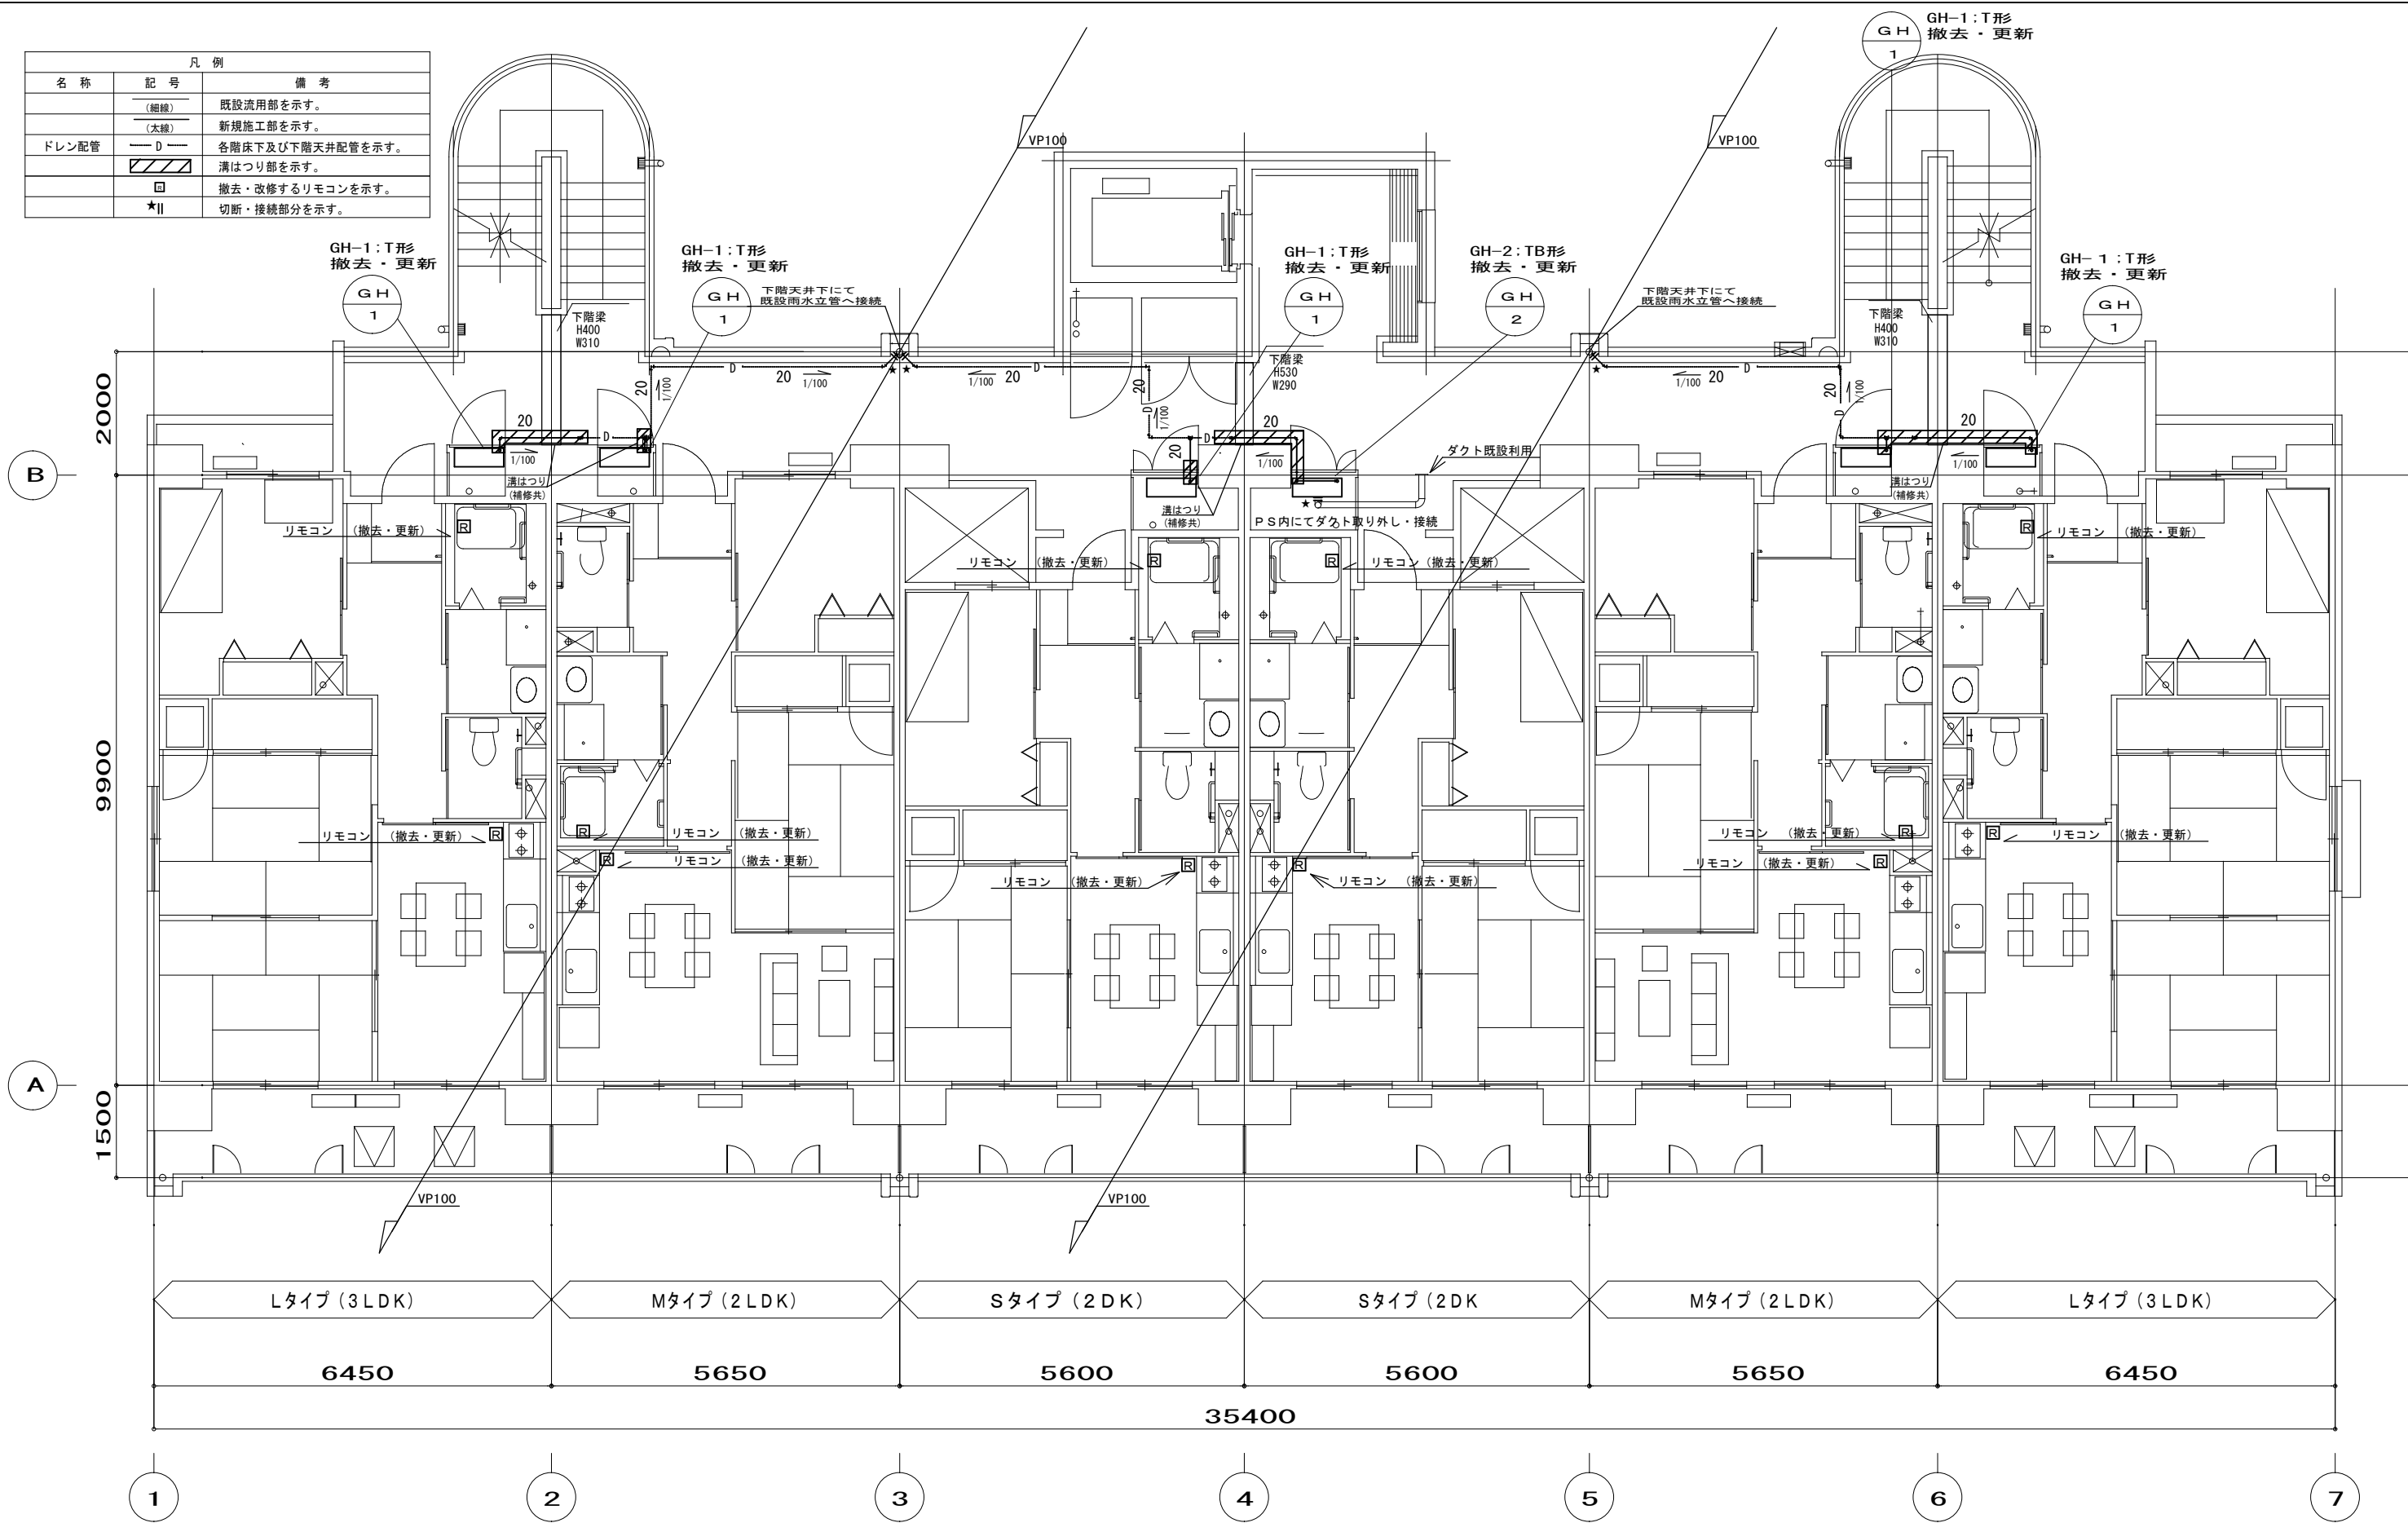

2～8階 平面図 (撤去・改修)

	Name	川西住宅給湯器取替工事		
	Class	2～8階平面図 (撤去・改修)		
	Scale	1/100	Checked by	b. s. l. s.
	Sheet No.	M-9	11	
	TAKATSUKI CITYHALL A SECTION OF ARCHITECTURE			


【①～②通り】

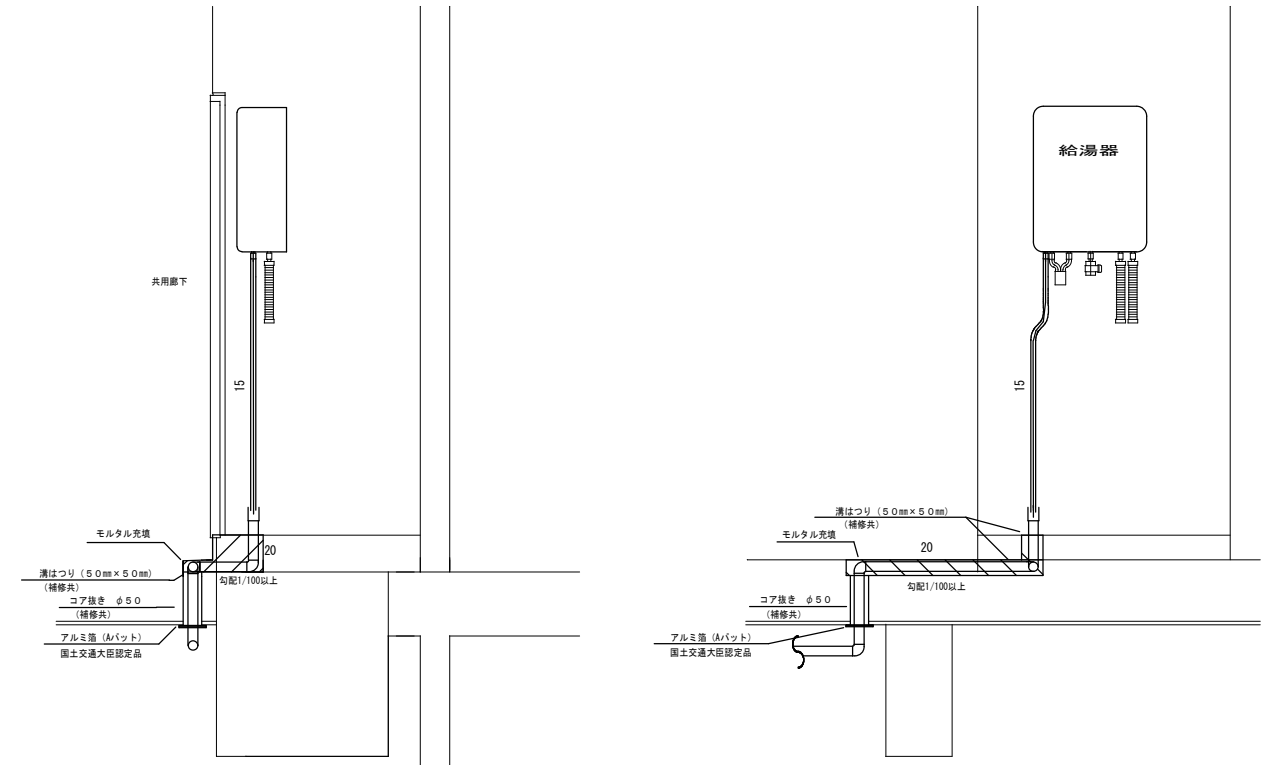

断面図

正面図


【②～③通り】 【③～④通り】 【⑤～⑥通り】

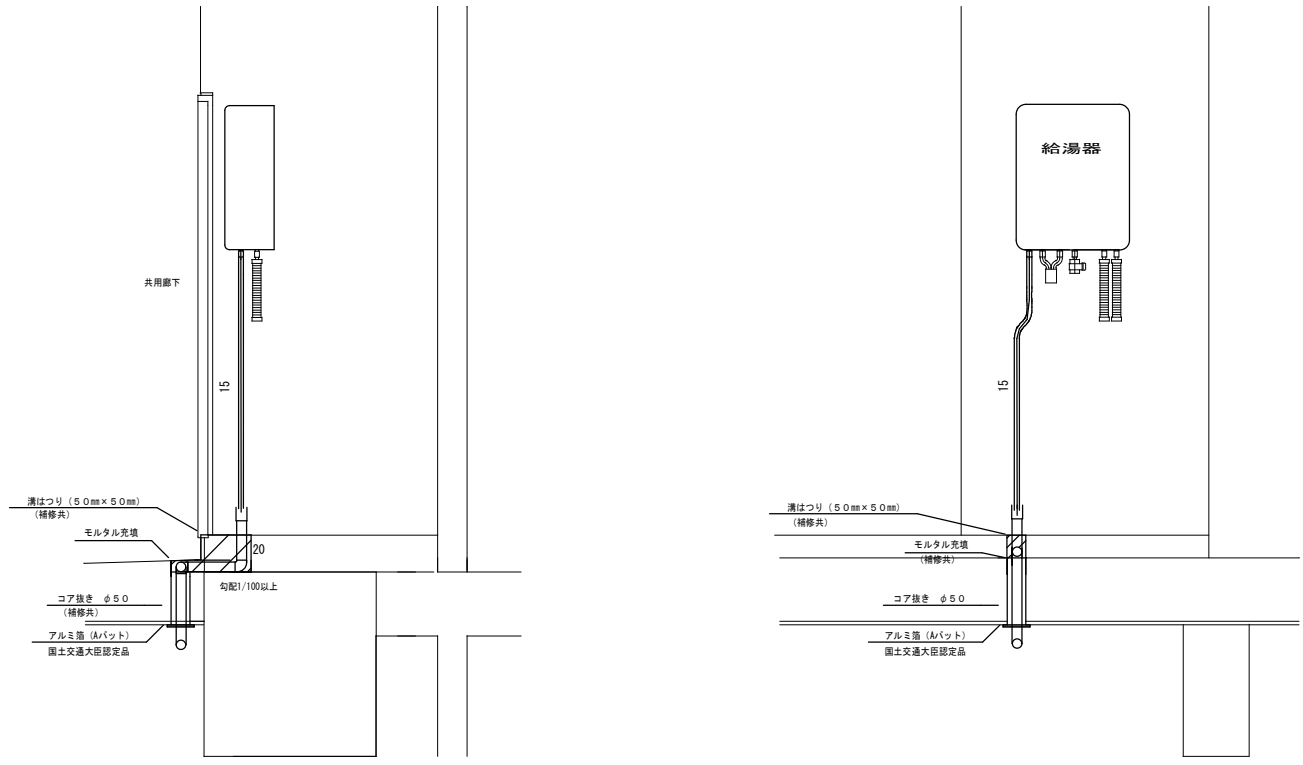

断面図

正面図


【④～⑤通り】

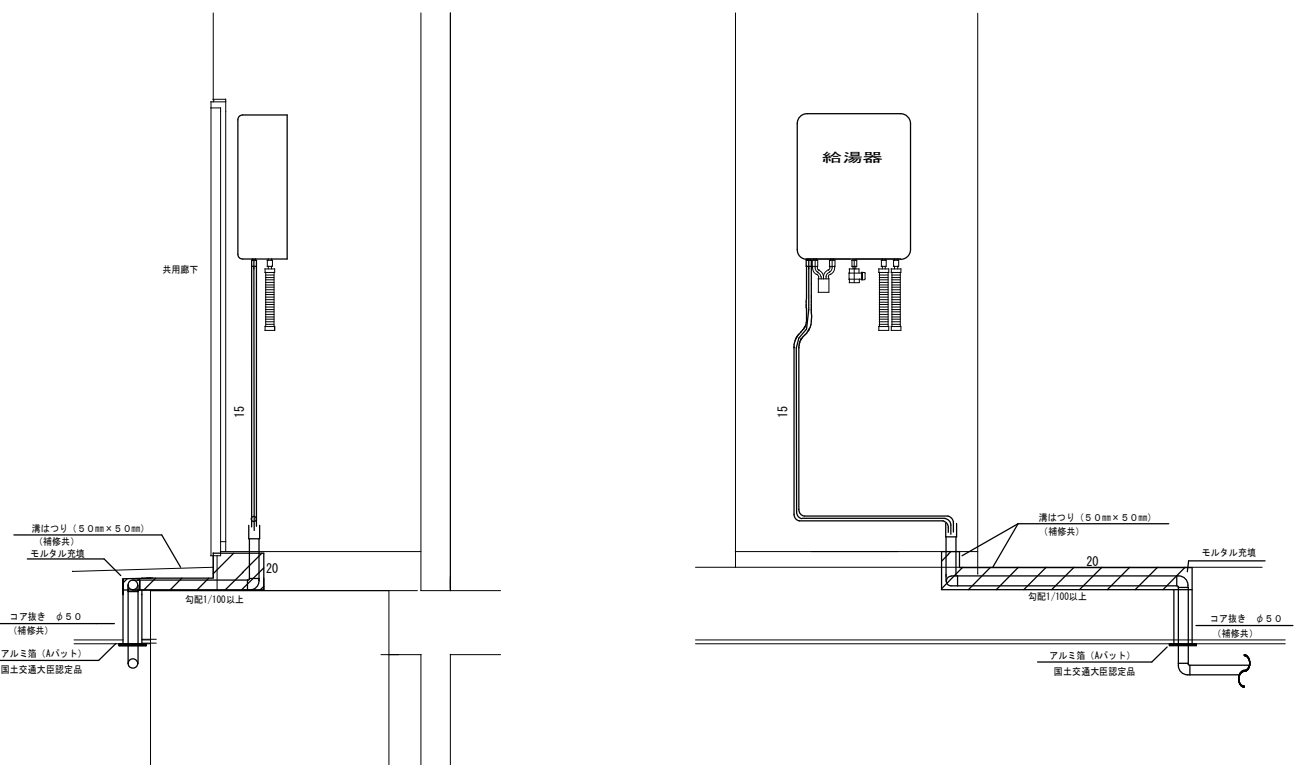

断面図

正面図

【⑥～⑦通り】

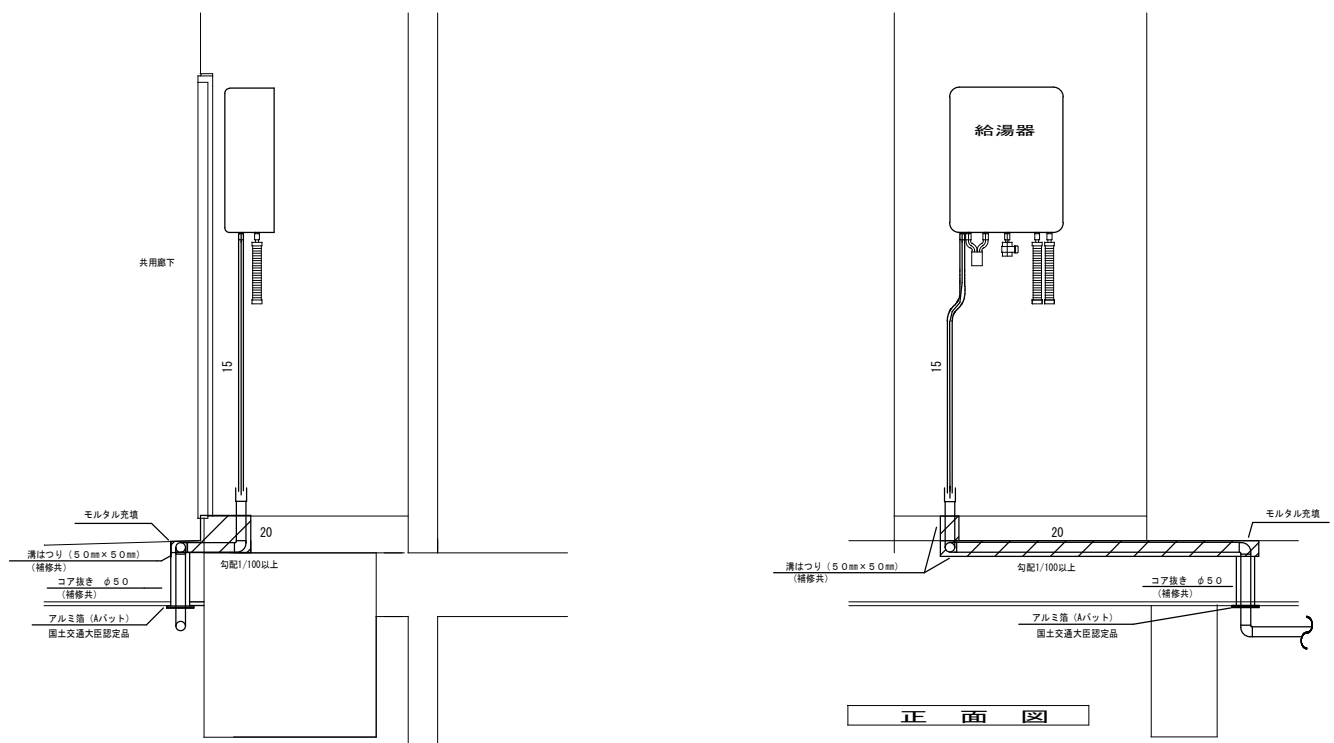

断面図

正面図



Name	川西住宅給湯器取替工事		
Class	ドレン配管詳細図 (改修)		
Sheet No.	M-11	11	Date
Scale	Checked by b. s. l. s.		
TAKATSUKI CITYHALL A SECTION OF ARCHITECTURE			