




前島熱利用センターLEDほか修繕

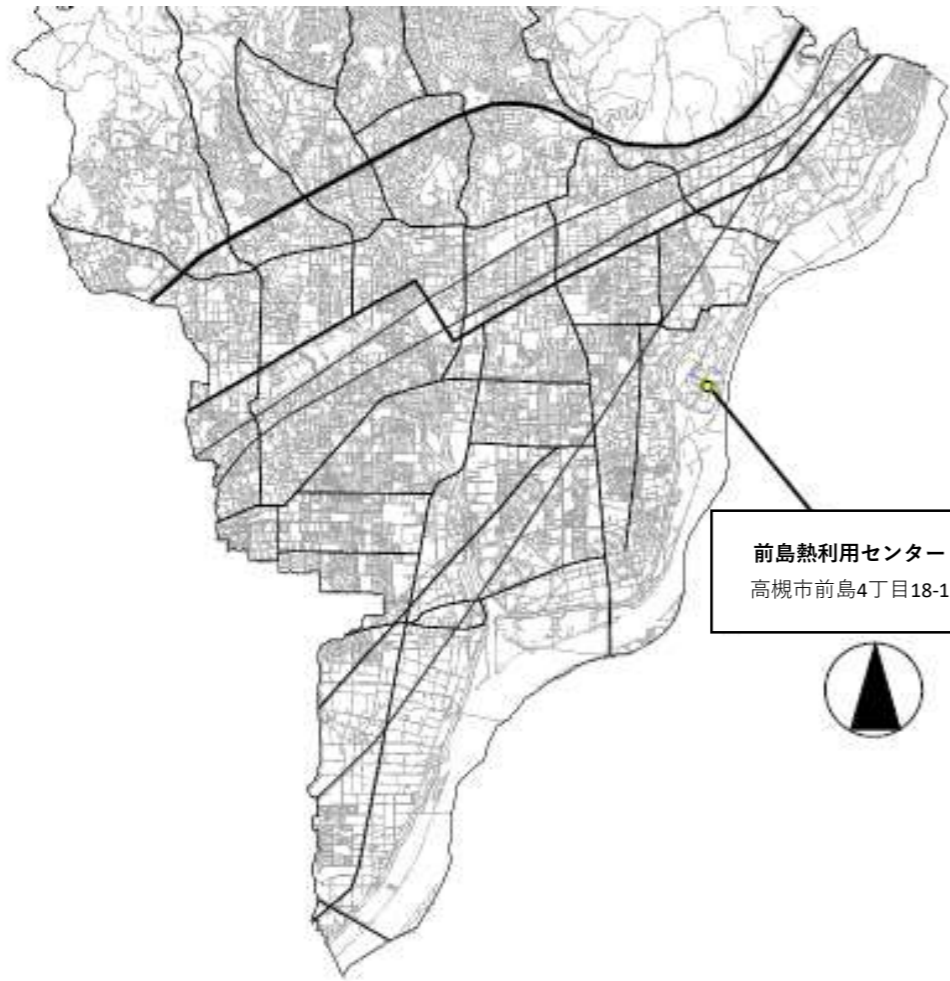

施設位置図

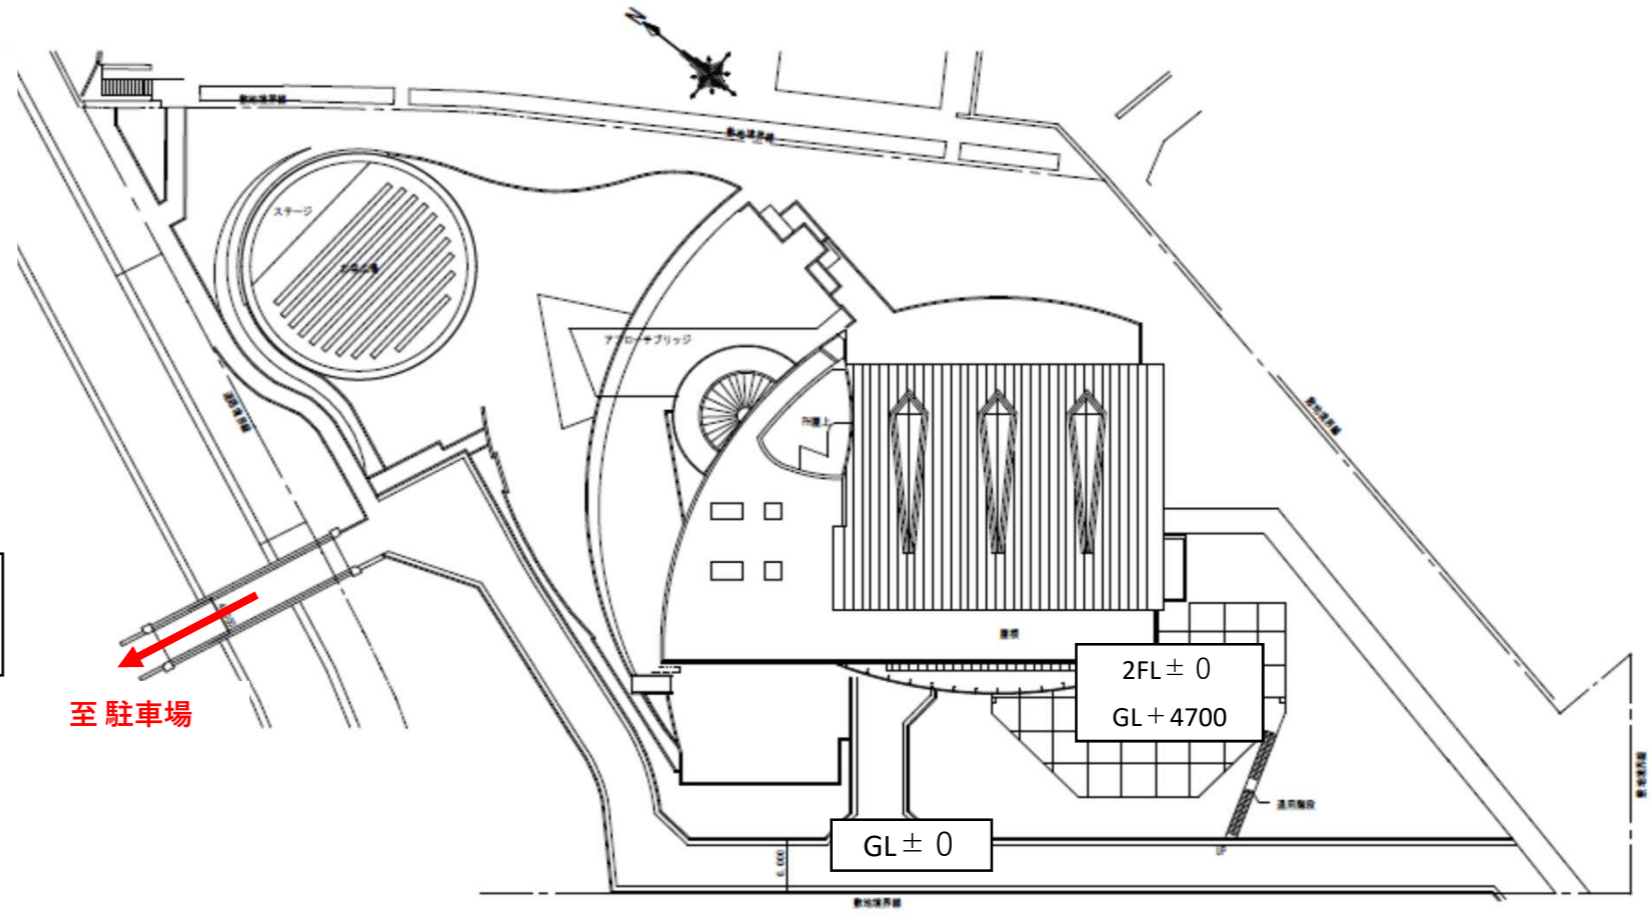


配置図

	Name	前島熱利用センターLEDほか修繕
	Class	施設位置図、配置図
Sheet No.	1	Checked by
Scale		TAKATSUKI




2階平面図

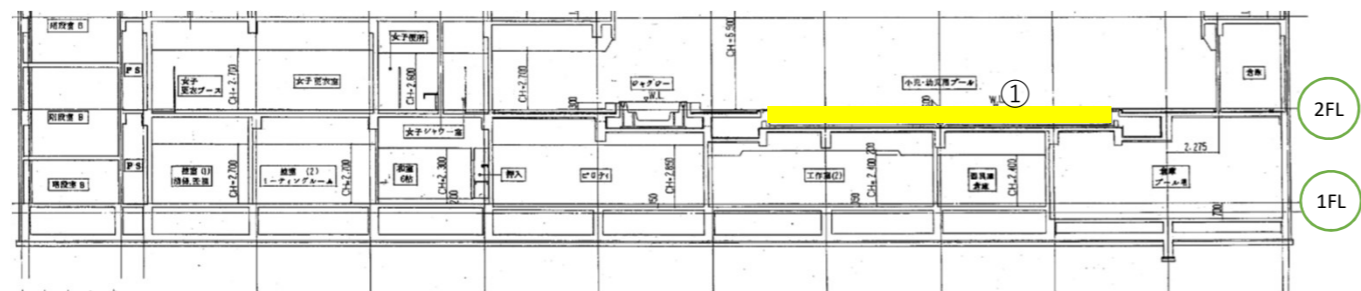

X1-2断面図


番号	部位	撤去	改修
①	幼児用プールタイル	既存プール壁タイル (接着剤)	ヤマハ発動機 FRP製タイルプール同等品 以上 ブフタール社製 125×250、t=6及び8 2液弾性接着剤貼 (タイルメントME-01相当) 取合い目地コーキング
	滑り台着脱		施工前後に移動のこと 移動完了後 コーキング30センチ
②	ITV装置		同軸-LANコン(カメラ側) 2台 WJ-PC200UX 同軸用SPD 4台 CX-E-60(R) (うち2台支給) 劣化診断付きLAN用SPD 2台 LAN-CAT5e-P+II(R)

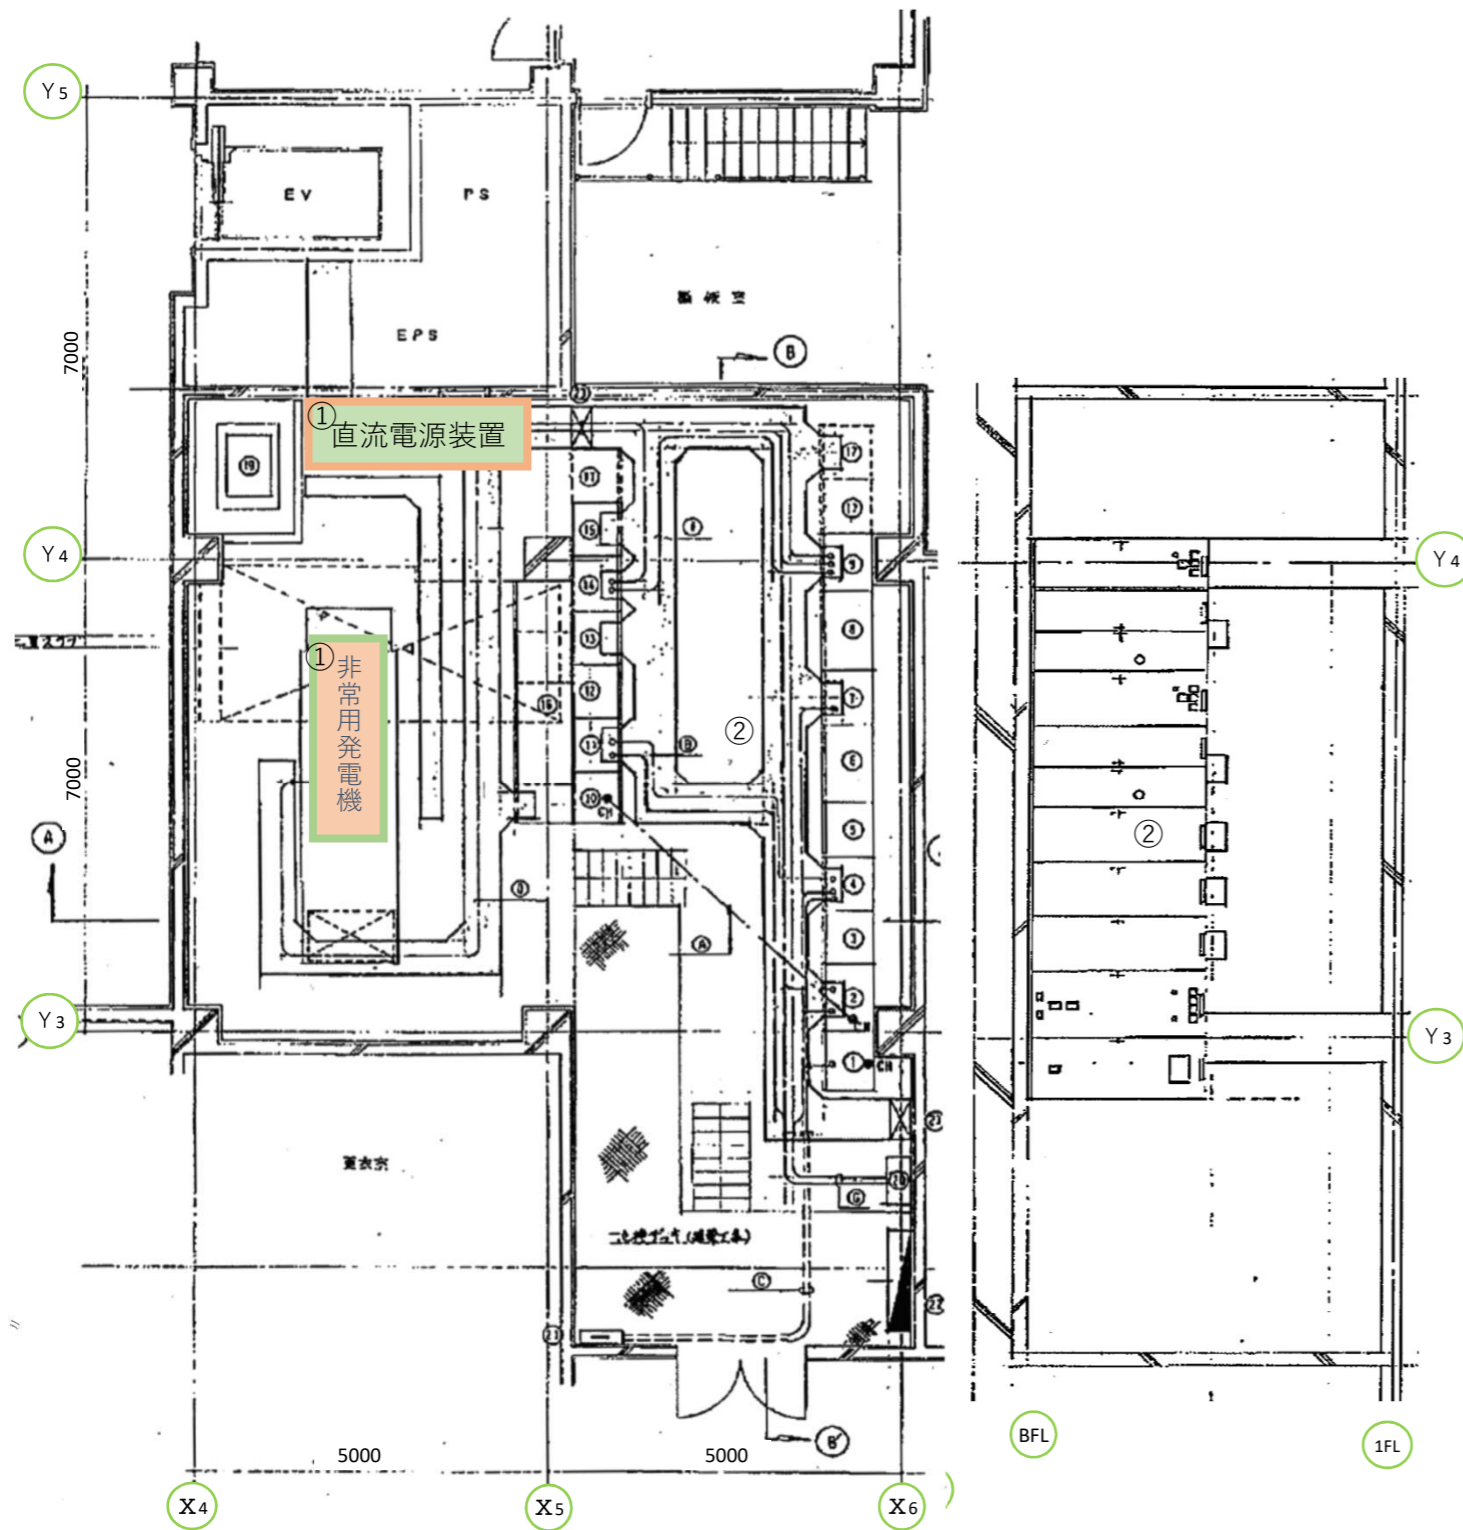

電気室平面図


電気室展開図

部位	撤去	改修	
① 非常用発電機 直流電源装置		制御盤用クーラー ENC-GR1500L-Pro	2台
		(側面取付/ノンフロン・フィンレス・省エネタイプ /単相AC200~240V)	
		1次側配線 600Vケーブル (VVF 2.0mm-3C)	20m
② 保護継電器	既設	計器用変流器 CD-25ENB 75/5A	2個
		低圧変流器 CW-40LM 1000/5A	2個
		低圧変流器 CW-40LM 750/5A	2個
		低圧変流器 CW-15LM 600/5A	4個
		低圧変流器 CW-15L 150/5A	4個
		計器用切替開閉器 BHN-A 銘板N-1	1個
		交流電流計広角度 75/5A	1個
		電力計広角度 6600/110V 75/5A	1個
		力率計広角度 60HZ 3P3W 110V 5A	1個
		デジタル電流計 110×110 デジタル式 (要結線替)	12個
		試験端子用 (電流) KTT-AW3	1個

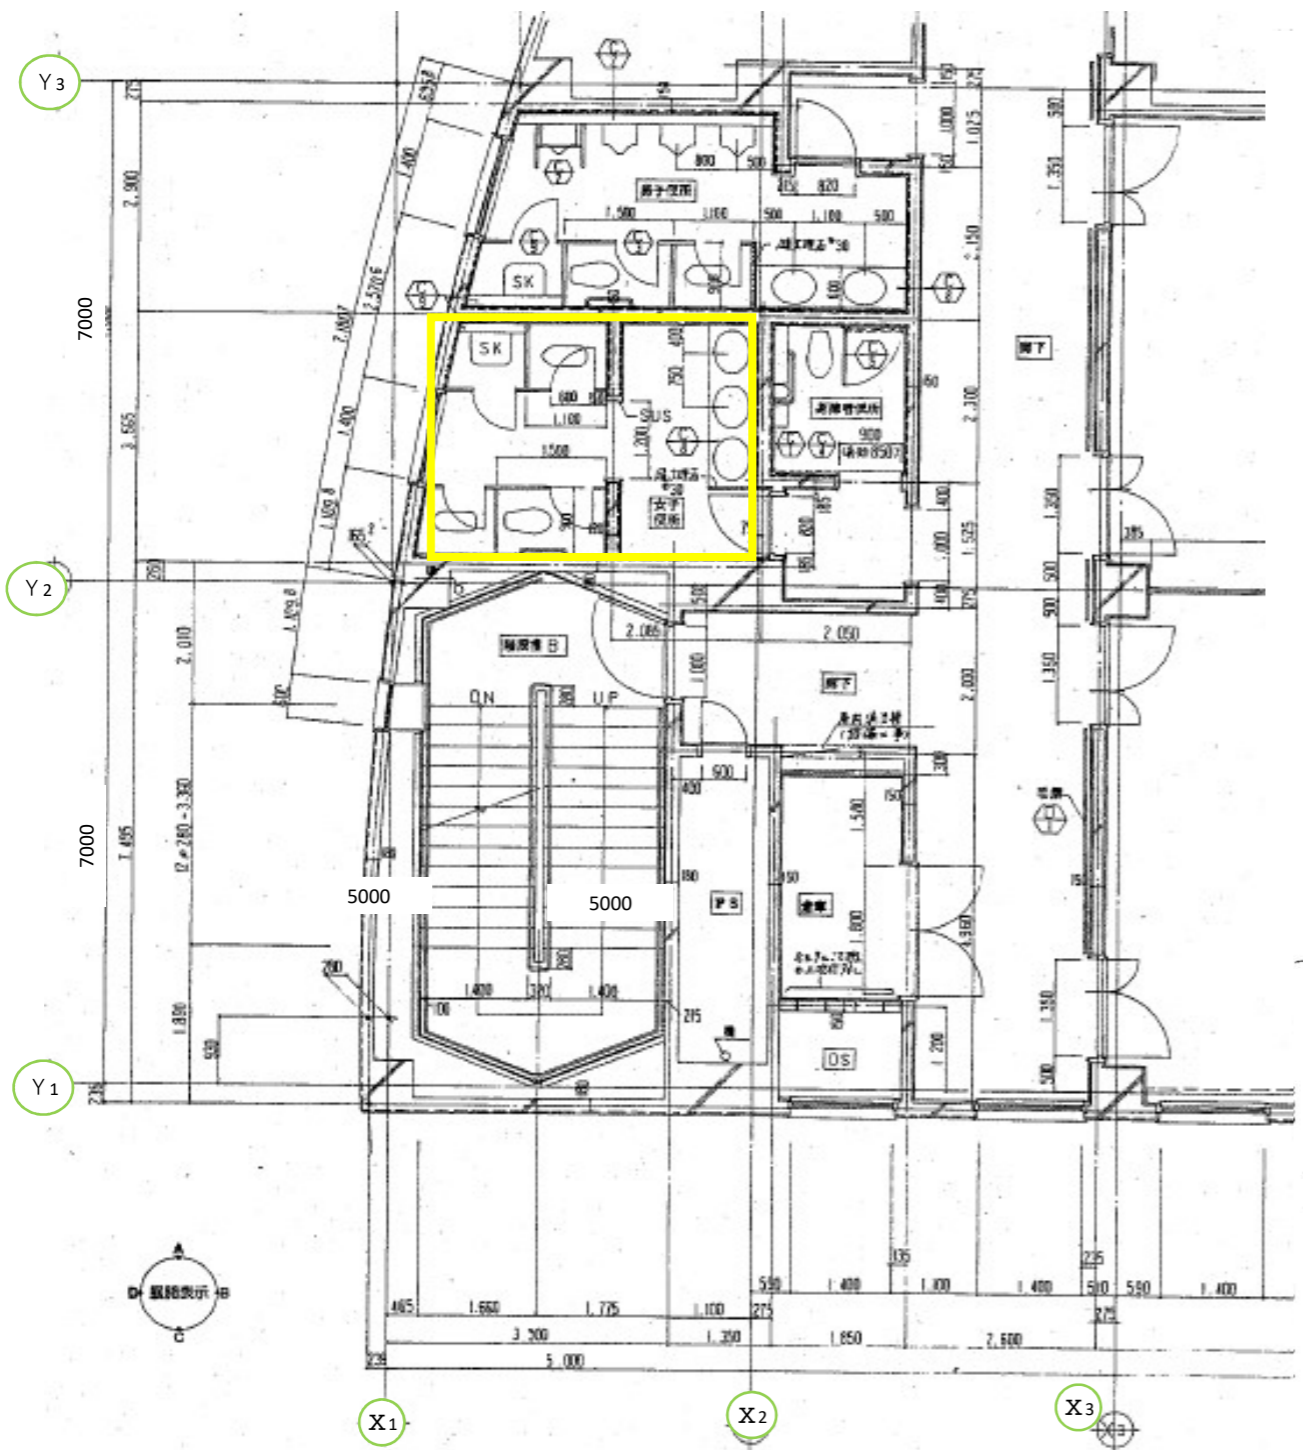


3階トイレ平面図

部位	撤去	改修	
3階女子トイレ	<便器更新>	パブリックコンパクト便器FV式(CFS494MNHNS)	3台
	大便器 3個	ウォシュレット(TCF587)	3個
	SK 1台	FV用ウォシュレット接続金具 (TH343R)	3個
		パイプフォルダー-(T56PH)	6個
		連結管(THD59P160)	1個
		床フランジ VU・VP用(HP430-7)	3個
		二連紙巻き(YH702)	2個
2F女子更衣室	天井復旧		13㎡
前天井			
洗面カウンター 面台1箇所	マブーライトカウンター-(MC60C2285) 下棚板含む		1個
	台付シングル混合水栓(TLG10302J)		3個
	排水金具(7W34)		3個
	ストレート形止水栓13 (TLC4B9)		6個
	フレキ管		6本
	カウンター用ブラケット(M9P50A)		4個
	フロントパネル付トンスMP(MF3C) NB12特注		1式
	床固定金具(M17A)		6個
	ダイノックシート(サンケツ WOOD TC1.22幅)		2㎡
	<下地処理含 照明ボックス部分・手洗下棚に施工>		
トイレブース	トイレブース新設(TB-SP相当)		1式

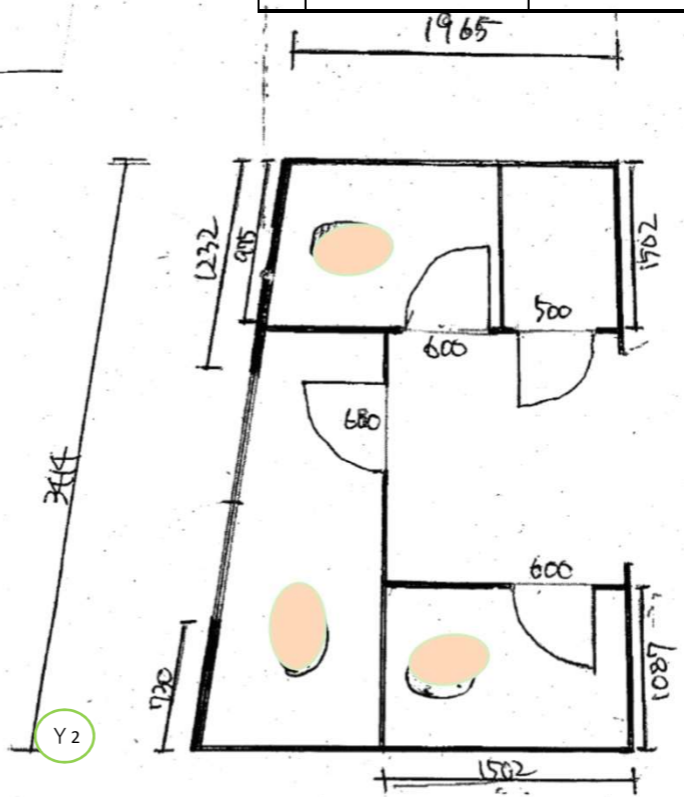


女子トイレブース改修図

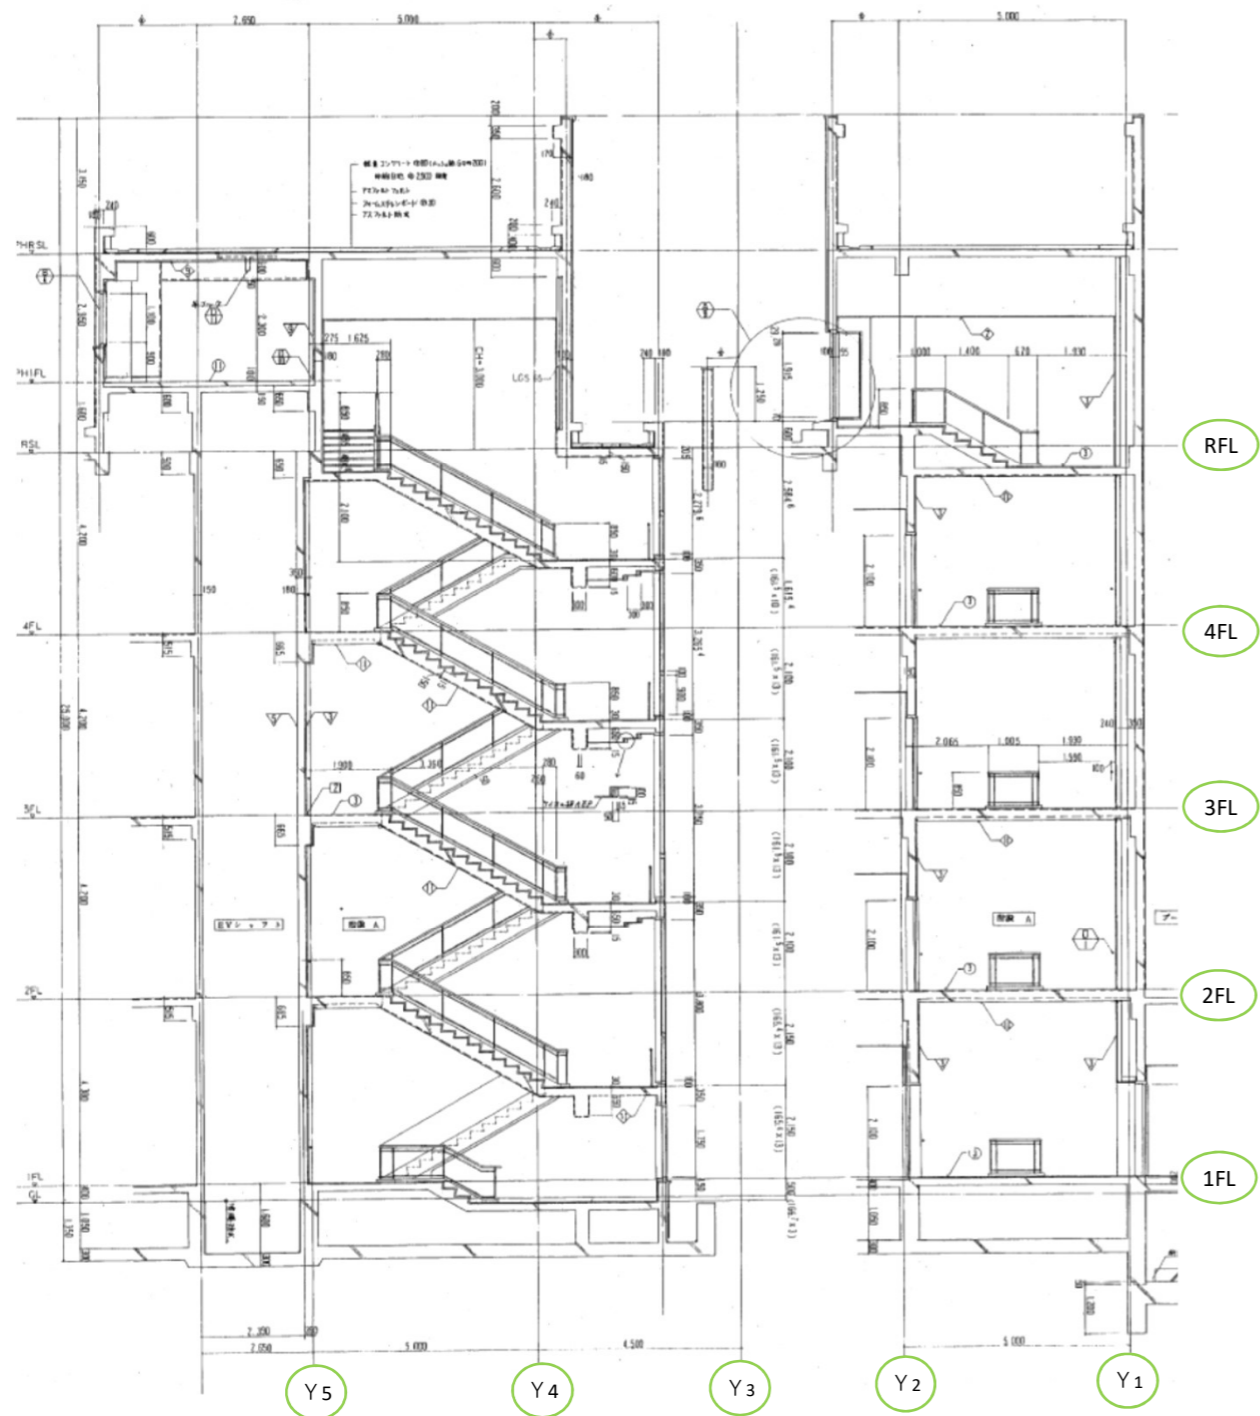

階段断面図

部 位	撤 去	改 修	
階段室	手摺取外し	手摺復旧	
	壁クロス	壁クロス Aクラス	510m
	巾木	ソフト巾木 H=60	91枚
		ササラ巾木	41枚
		階段天井塗装 シーラー2回、水性アクリル系塗2回	104m ²
		階段ササラ塗装 シーラー2回、弾性水性塗2回	52m


Name 前島熱利用センターLEDほか修繕
Class 階段室修繕図
Sheet No. 5
Scale _____
Checked by _____
TAKATSUKI CITYHALL A SECTION OF ARCHITECTURE