



阿武野コミュニティセンター

真北

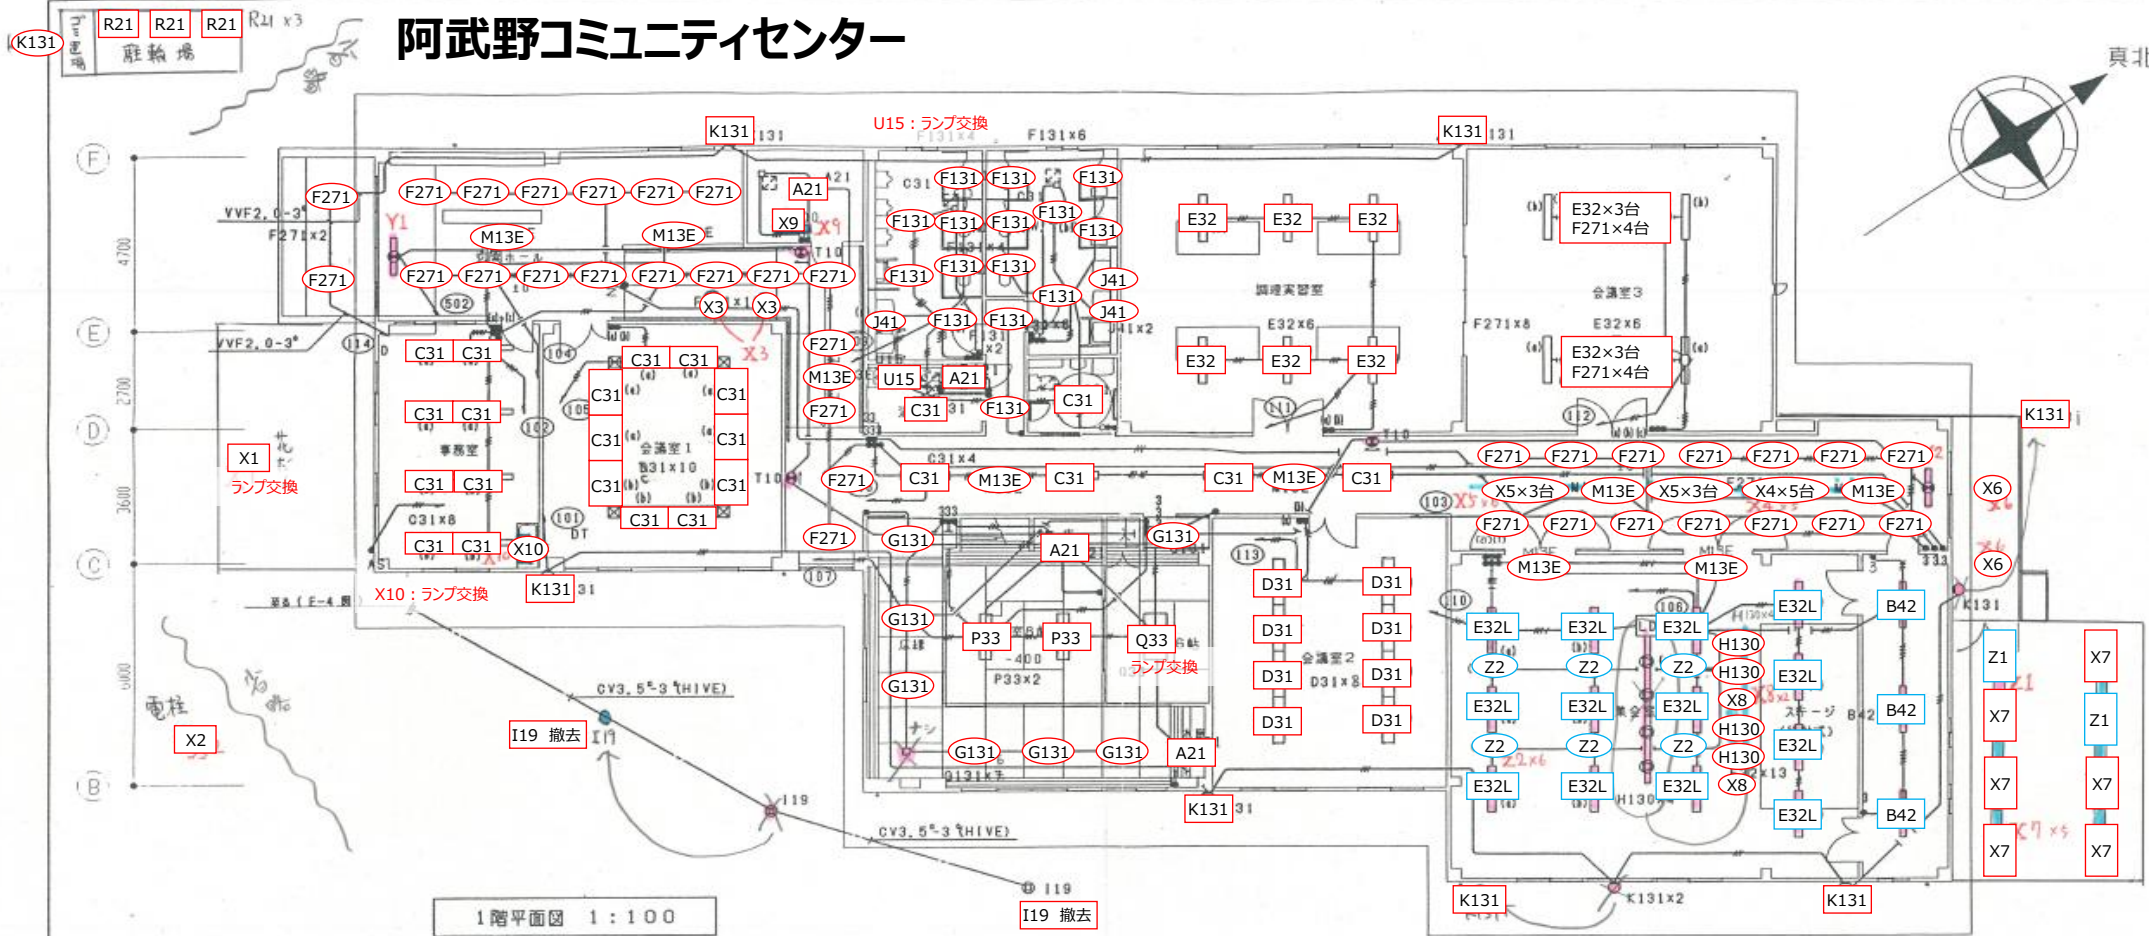

1階平面図 1:100

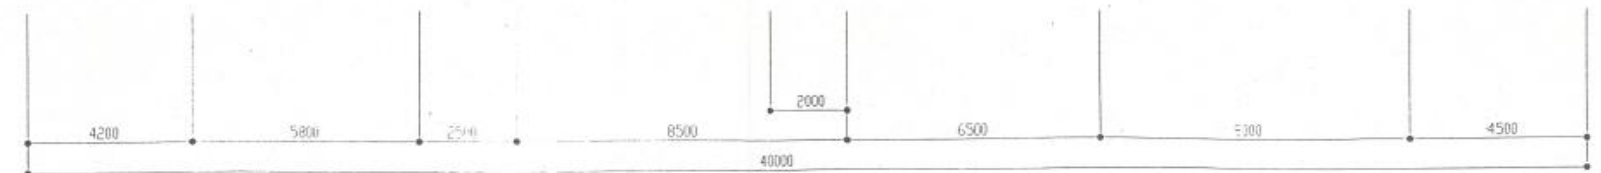

1. 特定の記号は下記による

	VVF1, 6-2 ²		VVF1, 6-3 ²
	VVF1, 6-2 ² x2		VVF1, 6-3 ² x2
	VVF1, 6-3 ² x2		

但し、分電盤より第一ボックスまでの配線は2.0mmとする。

2. 天井への引下管は電線管にて保護。

3. 特定の記号はPF管とする。

4. [L] : ライティングダクト埋込型を示す。

事務所 阿武野コミュニティセンター新築に伴う電気設備工事
 Class 電灯設備 平面図
 Sheet No. E/9 Scale 1:100 Checked by
TAKATUKI CITYHALL A SECTION OF ARCHITECTURE