


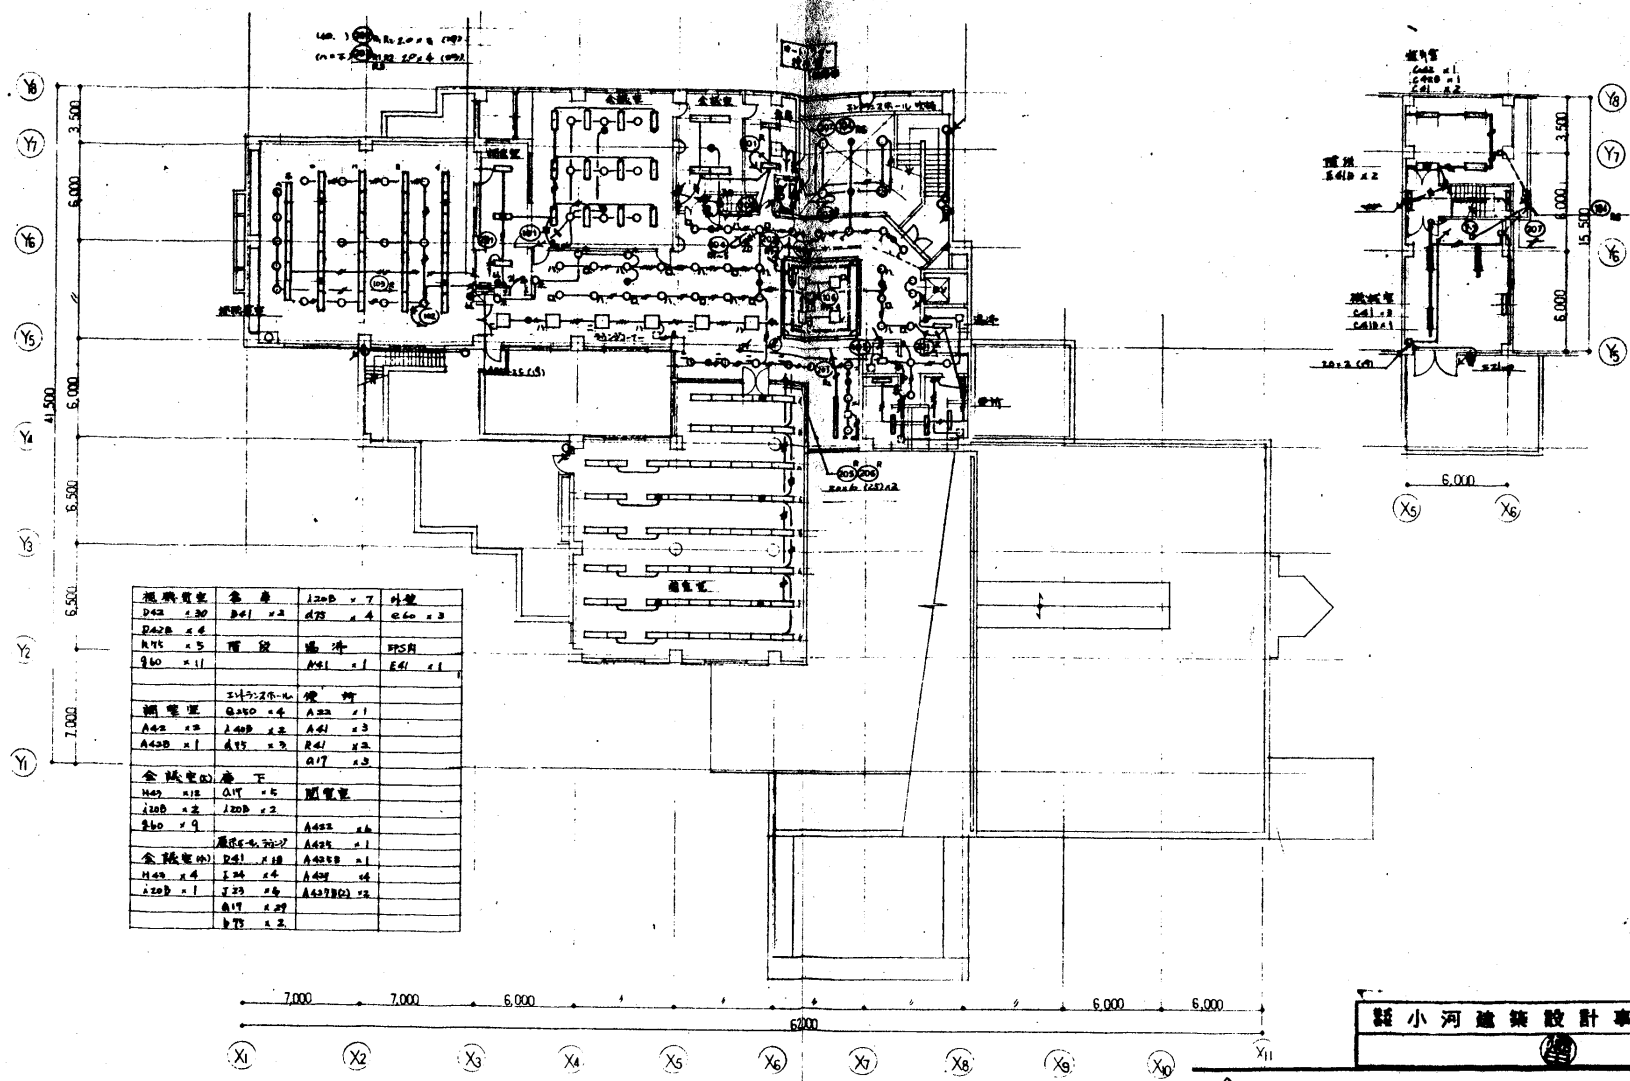

2 層平面図

小河建築設計事務所

Name 高橋市立第二図書館の建設に伴う電気設備工事  
 Class 配灯設備 2 層平面図 Date 61.12  
 Sheet No. E-17 Checked by  
 Scale 1:200  
 41 TAKATSUKI CITYHALL A SECTION OF ARCHITECTURE